



1. zasuw ø80 szt. 4
2. zawór elektromagnetyczny ø80 szt. 2
3. studnia zasuw ø1200 H=2,1 m szt. 2

ZBIORNIKI WODY

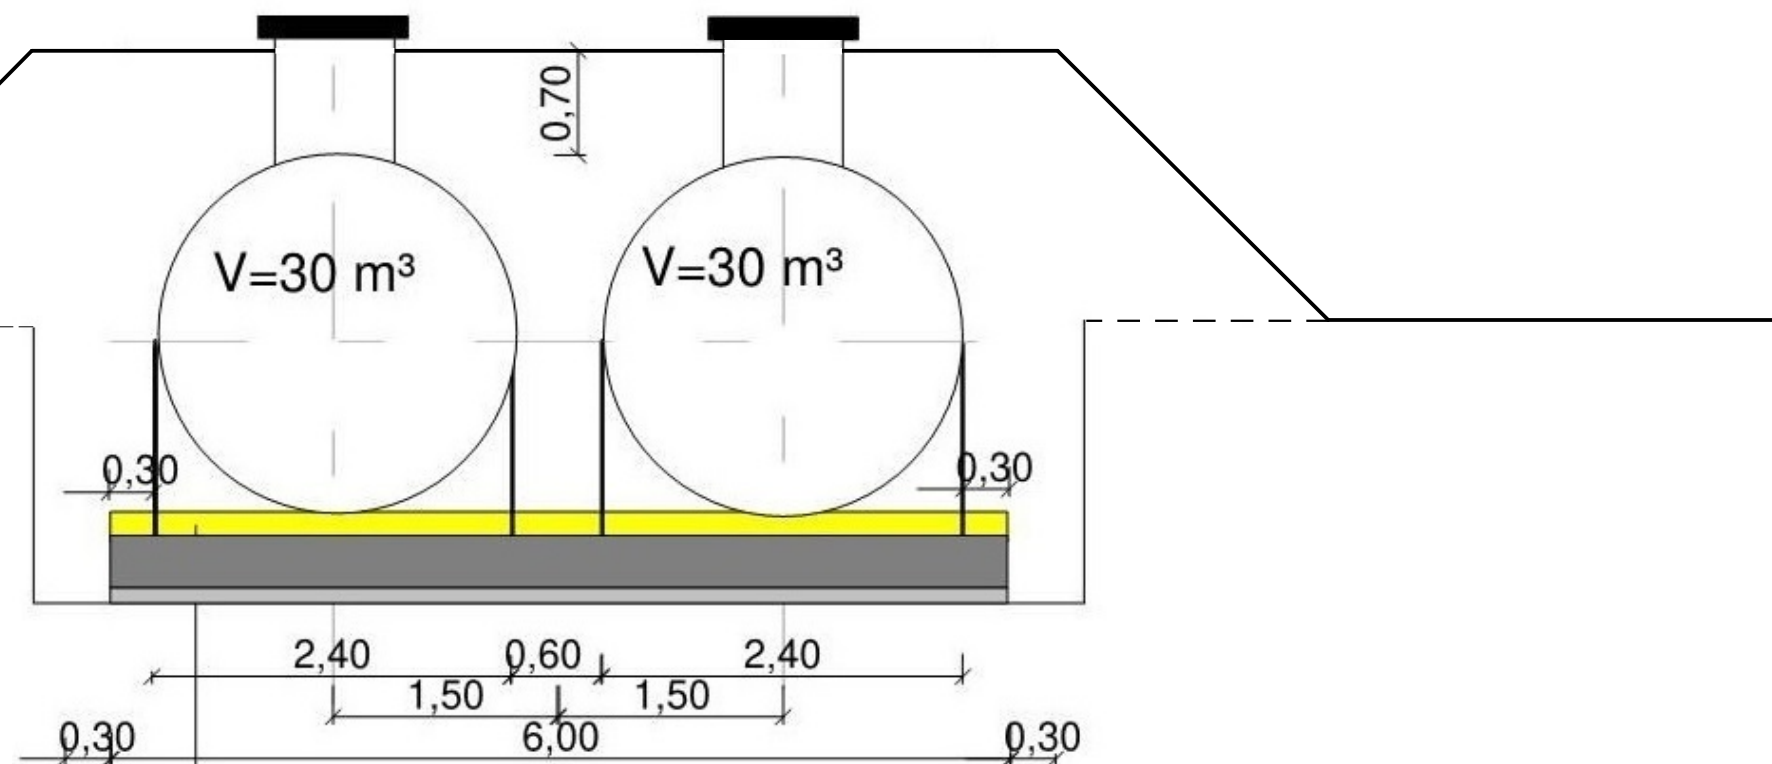

podsyпка z piasku gr. 20 cm
płyta fundamentowa żelbetowa (beton C20/25) gr. 35 cm
stal zbrojeniowa siatka zbrojona górá i dołem ø10 mm co 150/150 mm
podłoże betonowe (beton C8/10) gr 10 cm
grunt

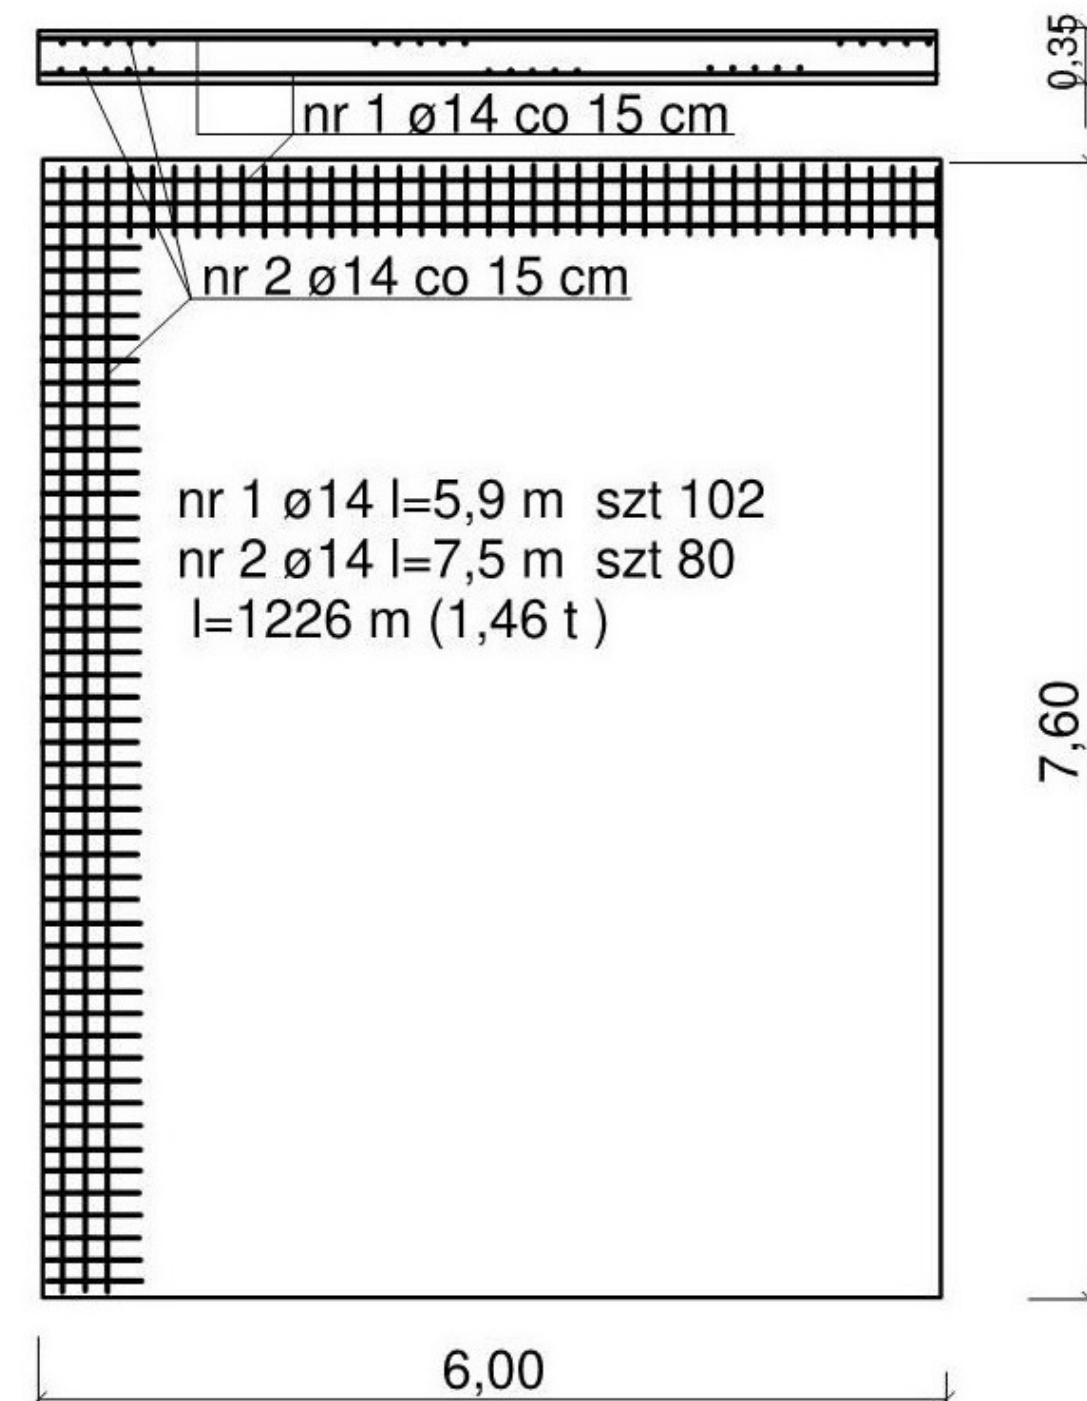

USŁUGI PROJEKTOWE Maciej Gil ul. Chopina 20, 38-500 Sanok tel. 692 426 938		e-mail gilmaciej@wp.pl
Temat	Budowa sieci wodociągowej wraz ze zbiornikami magazynującymi wodę	Faza PB-W
Tytuł rysunku	Zbiorniki wody	Data 03-2024
Inwestor	Gmina Baligród Plac wolności 13, 38-606 Baligród	Skala 1:50
Autor projektu	tech. Maciej Gil upr. nr ANB-4-8346-7/89	Nr rys. 4
Konstr.	mgr. inż. Kazimierz Drewniak upr. A-649-I/62/78	Podpis