




MAPA DO CELÓW PROJEKTOWYCH
Skala 1:500

Identyfikator zgłoszenia prac geodezyjnych	GKNIV.6642.1.6423.2023
Nr roboty wykonawcy	253/2023
Nazwa gminy	Supraśl
Obręb ewidencyjny	200209_5.0003
identyfikator nazwa	Grabówka
Określenie obszaru, który był przedmiotem aktualizacji	
Układ współrzędnych płaskich	PL-2000 (8)
Układ wysokości	PL-EVRF2007-NH
Arkusz mapy zasadniczej	8.193.14.04.4.4
Nazwa wykonawcy prac geodezyjnych	USŁUGI GEODEZYJNO-KARTOGRAFICZNE GEO-CAD MARCIN CHOCHA ul. Towarowa 28/27 15-007 Białystok tel. 6662958651; email:geocad@piasta.pl www.geocad.piasta.pl
Kierownik prac geodezyjnych; osoba która opracowała mapę	Marcin Chocha uprawnienia zawodowe nr 19288
Data opracowania mapy	17 października 2023 r.

Brak punktów osnowy geodezyjnej w obszarze opracowania.

Poświadczam, że niniejszy dokument został opracowany w wyniku prac geodezyjnych i kartograficznych, których rezultaty zawiera operat techniczny pozytywnie zweryfikowany. Jednocześnie informuję, że jestem świadomy odpowiedzialności kamej za złożenie fałszywego oświadczenia.	
Identyfikator zgłoszenia prac geodezyjnych	GKNIV.6642.1.6423.2023
Organ służby geodezyjnej, który otrzymał zgłoszenie	Starosta Powiatu Białostockiego
Wykonawca prac geodezyjnych	USŁUGI GEODEZYJNO-KARTOGRAFICZNE GEO-CAD MARCIN CHOCHA
Nr oraz data sporządzenia dokumentu zawierającego wynik pozytywnej weryfikacji	Protokół weryfikacji nr: GKNIV.6642.1.6423.2023_1 z dnia 30.10.2023
Imię i nazwisko oraz nr uprawnień zawodowych kierownika prac	Marcin Chocha Nr uprawnień 19288

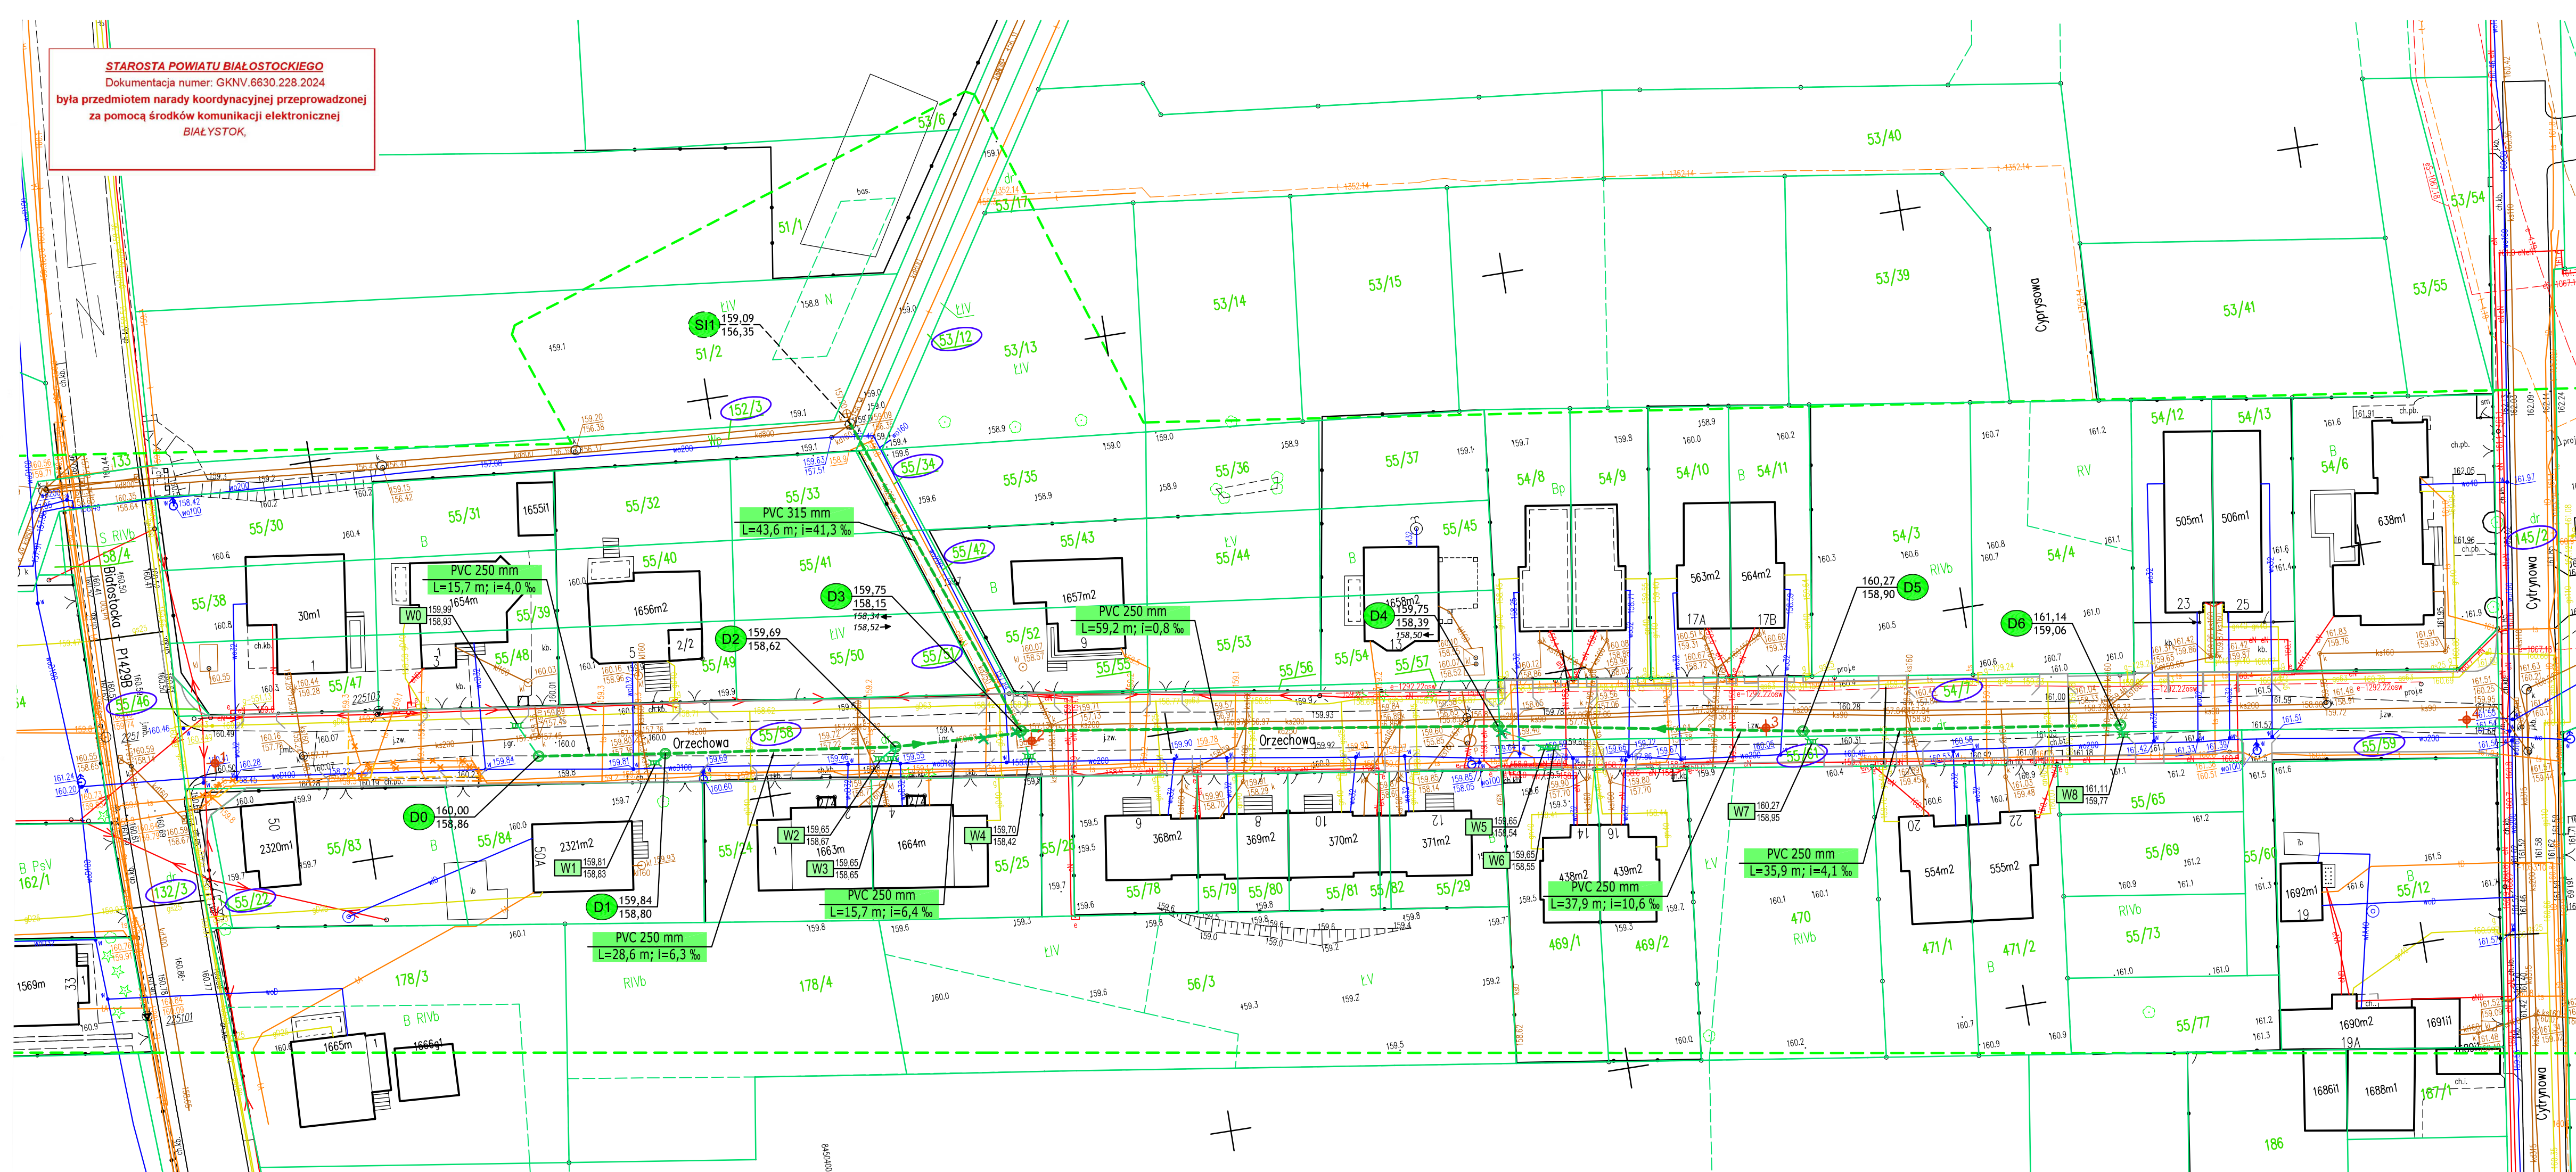

PROJEKT ZAGOSPODAROWANIA
TERENU
Skala: 1:500

PROJEKTOWANE SIECI:	
kanalizacja deszczowa	
badania geotechniczne	

DO LIKWIDACJI:	
wpust deszczowy	

PROJEKTOWANE wg. odrębnych opracowań:	
kable telekomunikacyjne KOBA	
kable telekomunikacyjne Orange	
jezdnie, chodniki, zjazdy	

DO LIKWIDACJI wg. odrębnych opracowań:	
kable telekomunikacyjne	

ISTNIEJĄCE:	
slup energetyczny	
kabel energetyczny	
kabel telefoniczny	
kanalizacja sanitarna	
sieć gazowa	
wodociąg	
kanalizacja deszczowa	

BIPRO	BIURO PROJEKTÓW "BIPRO"
OBIEKT: Budowa drogi gminnej nr 105153B ul. Orzechowej w Grabówce - kanalizacja deszczowa	15-139 Białystok, ul. Ks. A. Syczewskiego 8/301
TEMAT: Projekt wykonawczy	
Opracował: mgr inż. Marek Baldak	Podpis: Nazwa rysunku:
Projektował: mgr inż. Violetta Chańko BL/192/01	Projekt zagospodarowania terenu
	Data: 15.03.2024
	Skala: 1:500
	Rys. nr 1