




MAPA DO CELÓW PROJEKTOWYCH
Skala 1:500

Identyfikator zgłoszenia prac geodezyjnych	GKNIV.6642.1.6423.2023
Nr roboty wykonawcy	253/2023
Nazwa gminy	Supraśl
Obręb ewidencyjny	identyfikator 200209_5.0003 nazwa Grabówka
Określenie obszaru, który był przedmiotem aktualizacji	-----
Układ współrzędnych płaskich	PL-2000 (8)
Układ wysokości	PL-EVRF2007-NH
Arkusze mapy zasadniczej	8.193.14.04.4.4
Nazwa wykonawcy prac geodezyjnych	USŁUGI GEODEZYJNO-KARTOGRAFICZNE GEO-CAD MARCIN CHOCHA ul. Towarowa 28/27 15-007 Białystok tel. 0662958651; email: geocad@piasta.pl www.geocad.piasta.pl
Kierownik prac geodezyjnych; osoba która opracowała mapę	Marcin Chocha uprawnienia zawodowe nr 19288
Data opracowania mapy	17 października 2023 r.

Poświadczam, że niniejszy dokument został opracowany w wyniku prac geodezyjnych i kartograficznych, których rezultaty zawiera operat techniczny pozytywnie zweryfikowany. Jednocześnie informuję, że jestem świadomy odpowiedzialności karnej za złożenie fałszywego oświadczenia.	
Identyfikator zgłoszenia prac geodezyjnych	GKNIV.6642.1.6423.2023
Organ służby geodezyjnej, który otrzymał zgłoszenie	Starosta Powiatu Białostockiego
Wykonawca prac geodezyjnych	USŁUGI GEODEZYJNO-KARTOGRAFICZNE GEO-CAD MARCIN CHOCHA
Nr oraz data sporządzenia dokumentu zawierającego wynik pozytywnej weryfikacji	Protokół weryfikacji nr: GKNIV.6642.1.6423.2023_1 z dnia 30.10.2023
Imię i nazwisko oraz nr uprawnień zawodowych kierownika prac	Marcin Chocha Nr uprawnień 19288

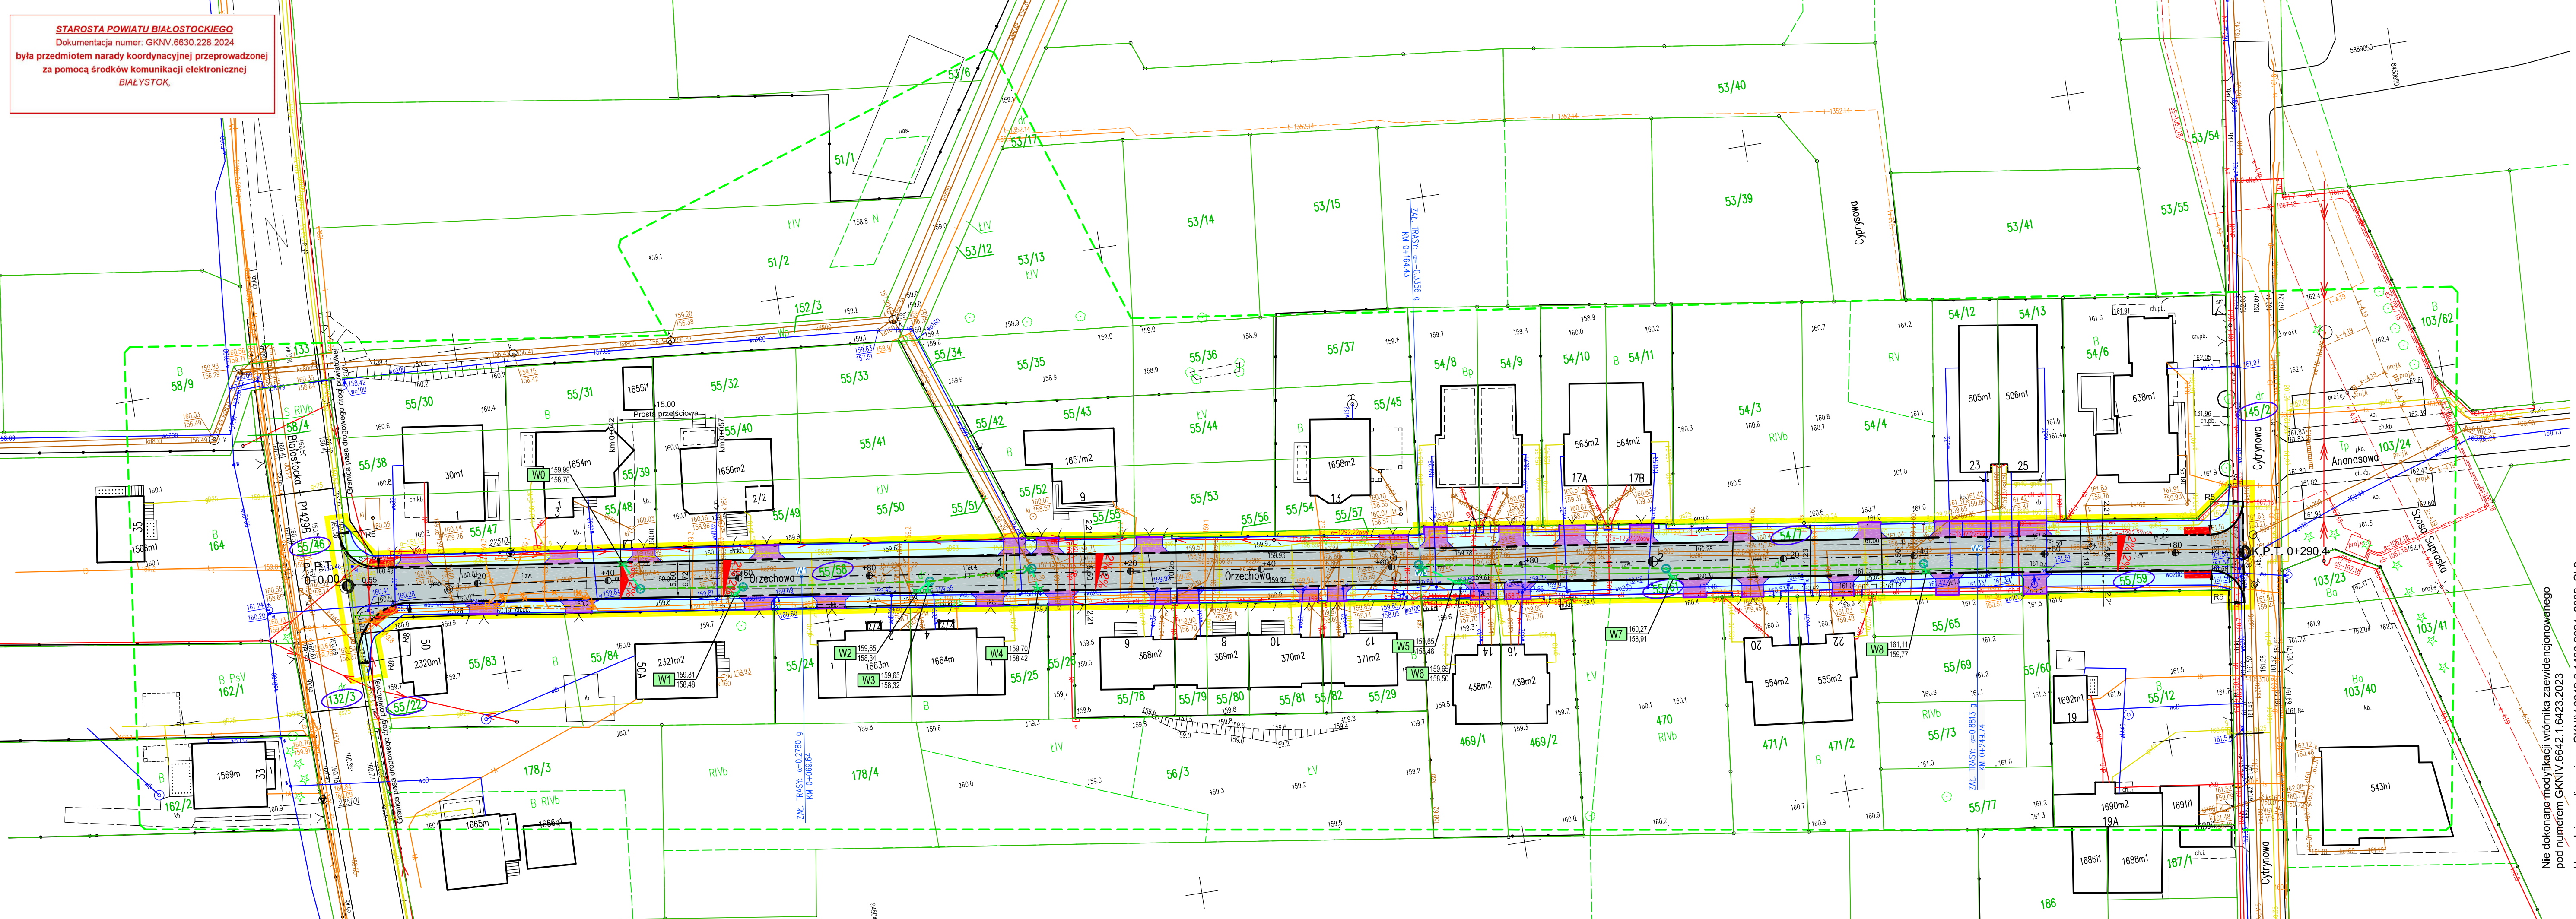

PROJEKT ZAGOSPODAROWANIA TERENU
Skala: 1:500

PROJEKTOWANE:	
nawierzchnia z betonowej kostki brukowej gr. 8 cm	
zjazd z betonowej kostki brukowej gr. 8 cm	
- poza procedurą	
chodnik z betonowej kostki brukowej gr. 6 cm	
działy zajęte pod opracowanie	55/58
zakres opracowania	
kanalizacja deszczowa	
przykanalik, wpust	
kable telekomunikacyjne KOBA	
kable telekomunikacyjne Orange	

DO LIKWIDACJI:	
wpust	
kable telekomunikacyjne	

ISTNIEJĄCE:	
słup energetyczny	
kabel energetyczny	
kabel telefoniczny	
kanalizacja sanitarna	
sieć gazowa	
wodociąg	
kanalizacja deszczowa	

BIPRO

OBIEKT: Budowa drogi gminnej nr 105153B ul. Orzechowa w Grabówce wraz z budową i rozbudową niezbędnej infrastruktury technicznej

TEMAT: Projekt budowlany

Podpis:

Nazwa rysunku:

Projektował
branża drogowa:
mgr inż. Grzegorz Gurla
BL/101/02

Projektował
branża sanitarna:
mgr inż. Violetta Chańko
BL/192/01

Projektował
branża telekomunikacyjna:
mgr inż. Paweł Jan Mazur
PDL/IE/0161/04

Data: 15.03.2024

Skala: 1:500

Rys. nr 1