


woj. łódzkie
pow. łódzki wschodni
gm. 100607_5 Koluszki
obr. 0016 Redzeń Nowy
0017 Redzeń Stary
0018 Regny
0020 Słotwiny
dz. wg. zakresu

GEO-POMIAR
Usługi Geodezyjne Robert Kot
ul. Łódzka 19d, 97-221 Rokiciny-Kolonia
NIP 7712743043 REGON 101418833
tel. 781-224-540

Mapa do celów projektowych
skala 1 : 500

Aktualna na dzień: 04.07.2024
Układ współrzędnych 2000_7
Poziom odniesienia: PL-EVRF2007-NH
Granice działek określono zgodnie z EGiB
Mapa została wykonana bez ustalenia obciążenia
ujawnionych w księgach wieczystych
ID zgłoszenia PODGIK.6640.1530.2024

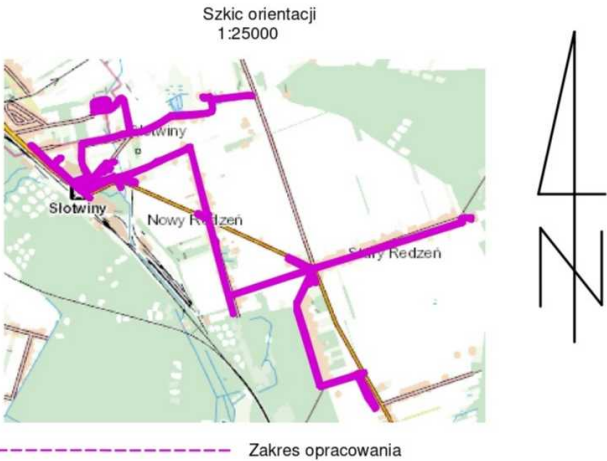

Nie wyklucza się istnienia w terenie innych niewykazanych na niniejszej mapie urządzeń podziemnych, które nie były zgłoszone do inwentaryzacji lub o których brak jest informacji w instytucjach branżowych.
wykonał dn. 04.07.2024r.
GEODETA UPRAWNIENY
Świadczeńs GGK nr 22668
inż. Robert Kot
tel. 781-224-540

Oświadczam, że niniejszy dokument został opracowany w wyniku prac geodezyjnych i kartograficznych, których rezultaty zawiera operat techniczny stanowiący nieodłączną część niniejszego dokumentu. Jednocześnie informuję, że jestem świadomy odpowiedzialności karnej za złożenie fałszywego oświadczenia.	
Identyfikator zgłoszenia prac geodezyjnych	PODGIK.6640.1530.2024
Organ służby geodezyjnej, który otrzymał zgłoszenie	STAROSTA ŁÓDZKI WSCHODNI
Wykonawca prac geodezyjnych	GEO-POMIAR Usługi Geodezyjne inż. Robert Kot
Nr oraz data sporządzenia dokumentu amerykańskiego symbolu projektanta uwzględniając Imię i nazwisko oraz nr uprawnień zawodowych kierownika prac:	P.1006.2024.2394 z dn. 08.08.2024r. GEODETA UPRAWNIENY Świadczeńs GGK nr 22668 inż. Robert Kot

Za zgodność z oryginałem

- LEGENDA
- Proj. sieć kanalizacji sanitarnej PVC SN8 Ø200
 - Proj. przykanaliki PVC Ø 160 mm
 - Proj. kanalizacja tłoczna PE Ø 110 mm
 - S Studnia rewizyjna DN 1000
 - SR Studnia rewizyjna DN 425
 - SK Studnia z kratą
 - KZ Komora zasuwa
 - TS Studnia rewizyjna tłoczna DN 1200
 - WL Proj. włączenie sieci kanalizacji sanitarnej
 - PS Projektowana tłoczna DN2000, DN2500
 - SB Studnia rewizyjna DN600

USŁUGI PROJEKTOWE I NADZORY BOGUMIŁ KOZIARSKI 97-226 Świniokierz Dworski 12, Gmina Zelechlinek				
Projektant	Data	Imię i nazwisko	Podpis	Objekt:
	10.2024	mgr inż. Bogumił Koziański LOD/2962/PWBS/16		"Budowa sieci kanalizacji sanitarnej"
Sprawdził	10.2024	mgr inż. Jakub Stefankiewicz LOD/4980/PWBS/23		Adres: Obręb katarzynów, Gmina Koluszki Miasto Koluszki
Asystent proj.	10.2024	Martyna Korzeniowska		Tytuł rys.: Projekt zagospodarowania terenu
Skala	1:500	Stadium: projekt zagospodarowania terenu	Ark. 2/2	Nr rys. 1.0