


PLAN SYTUACYJNY

skala 1:500

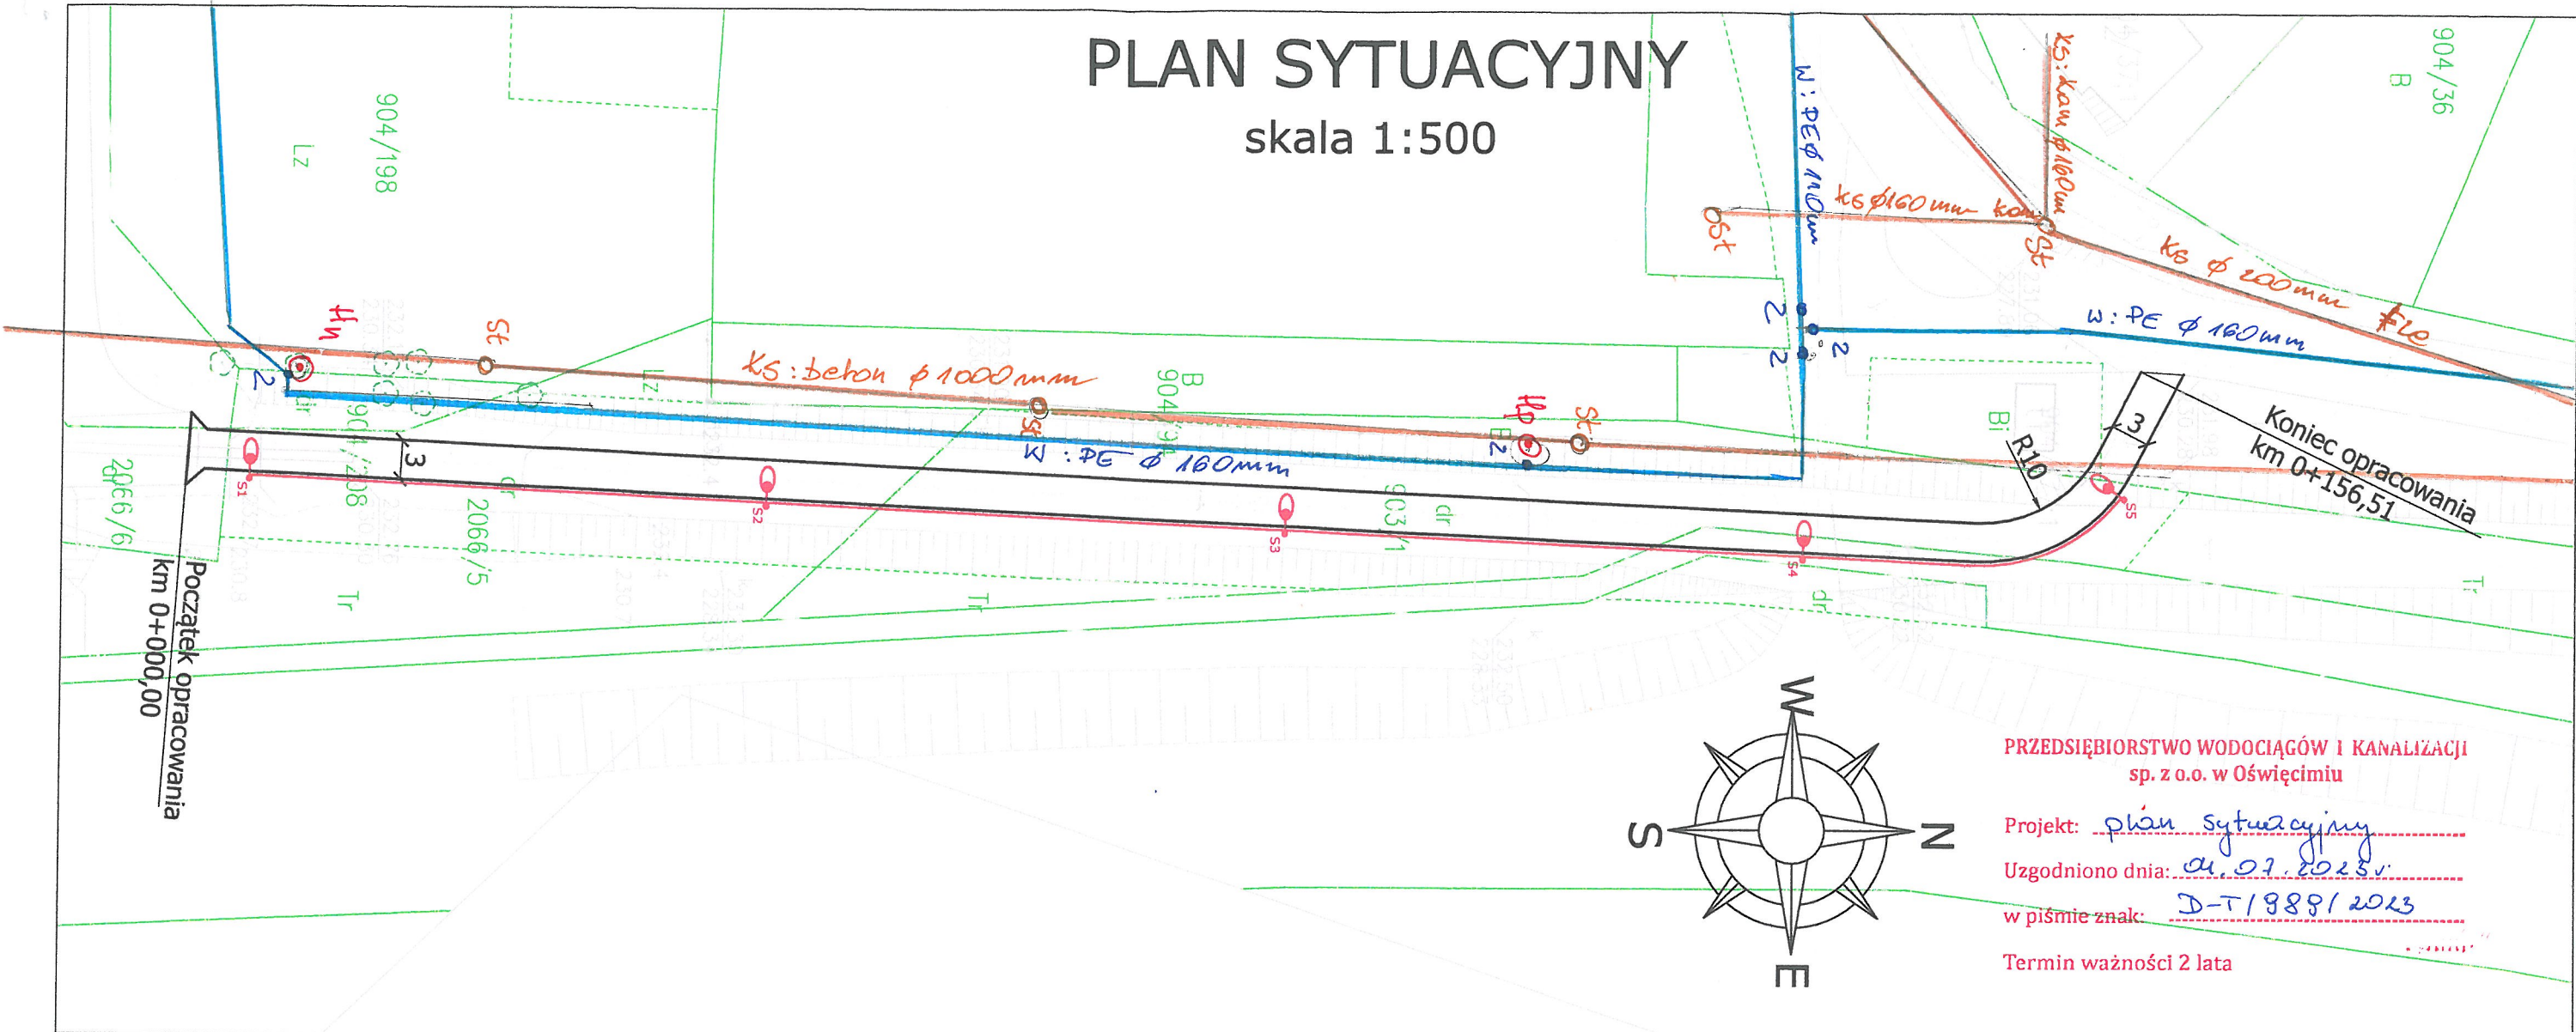

PRZEDSIĘBIORSTWO WODOCIĄGÓW I KANALIZACJI
sp. z o.o. w Oświęcimiu

Projekt: plan sytuacyjny

Uzgodniono dnia: 04.07.2023 r.

w piśmie znak: D-T/1988/2023

Termin ważności 2 lata

LEGENDA

ELEMENTY ISTNIEJĄCE

- sieć energetyczna
- sieć wodociągowa
- sieć teletechniczna
- sieć gazowa
- sieć kanalizacji deszczowej
- granica działki

ELEMENTY BUDOWANE

- Droga dla pieszych i rowerów - naw. beton asfaltowy
- Słup wraz z oprawą oświetleniową
- Kabel elektroenergetyczny

PRACOWNIA INŻYNIERSKA S1 MARCIN HAJOST

43-300 Bielsko - Biała, ul. Barlickiego 15/6
NIP 549-164-37-72 | pracownias1@onet.pl | tel. 500 107 085 | tel/fax: (33) 499 97 55

temat projektu:	BUDOWA CIĄGU PIESZO-ROWEROWEGO ŁĄCZĄCEGO UL. JESIONOWĄ Z UL. SAKRANUSA		
inwestor:	Gmina Miasto Oświęcim ul. Zaborska 2 32-600 Oświęcim		
adres inwestycji:	ul. Jesionowa, ul. Sakranusa, 32-600 Oświęcim <small>jednostka ewid.: 121301_1 Oświęcim; obręb: 0006 Babice</small>		
tytuł rysunku:	Plan sytuacyjny		
projektował:	inż. Marcin Hajost nr upr. SLK/2005/PWOD/07		
data:	06.2023 r.	skala:	
		nr rys.	1