


RZUT PRZYZIEMIA

SKALA 1:50

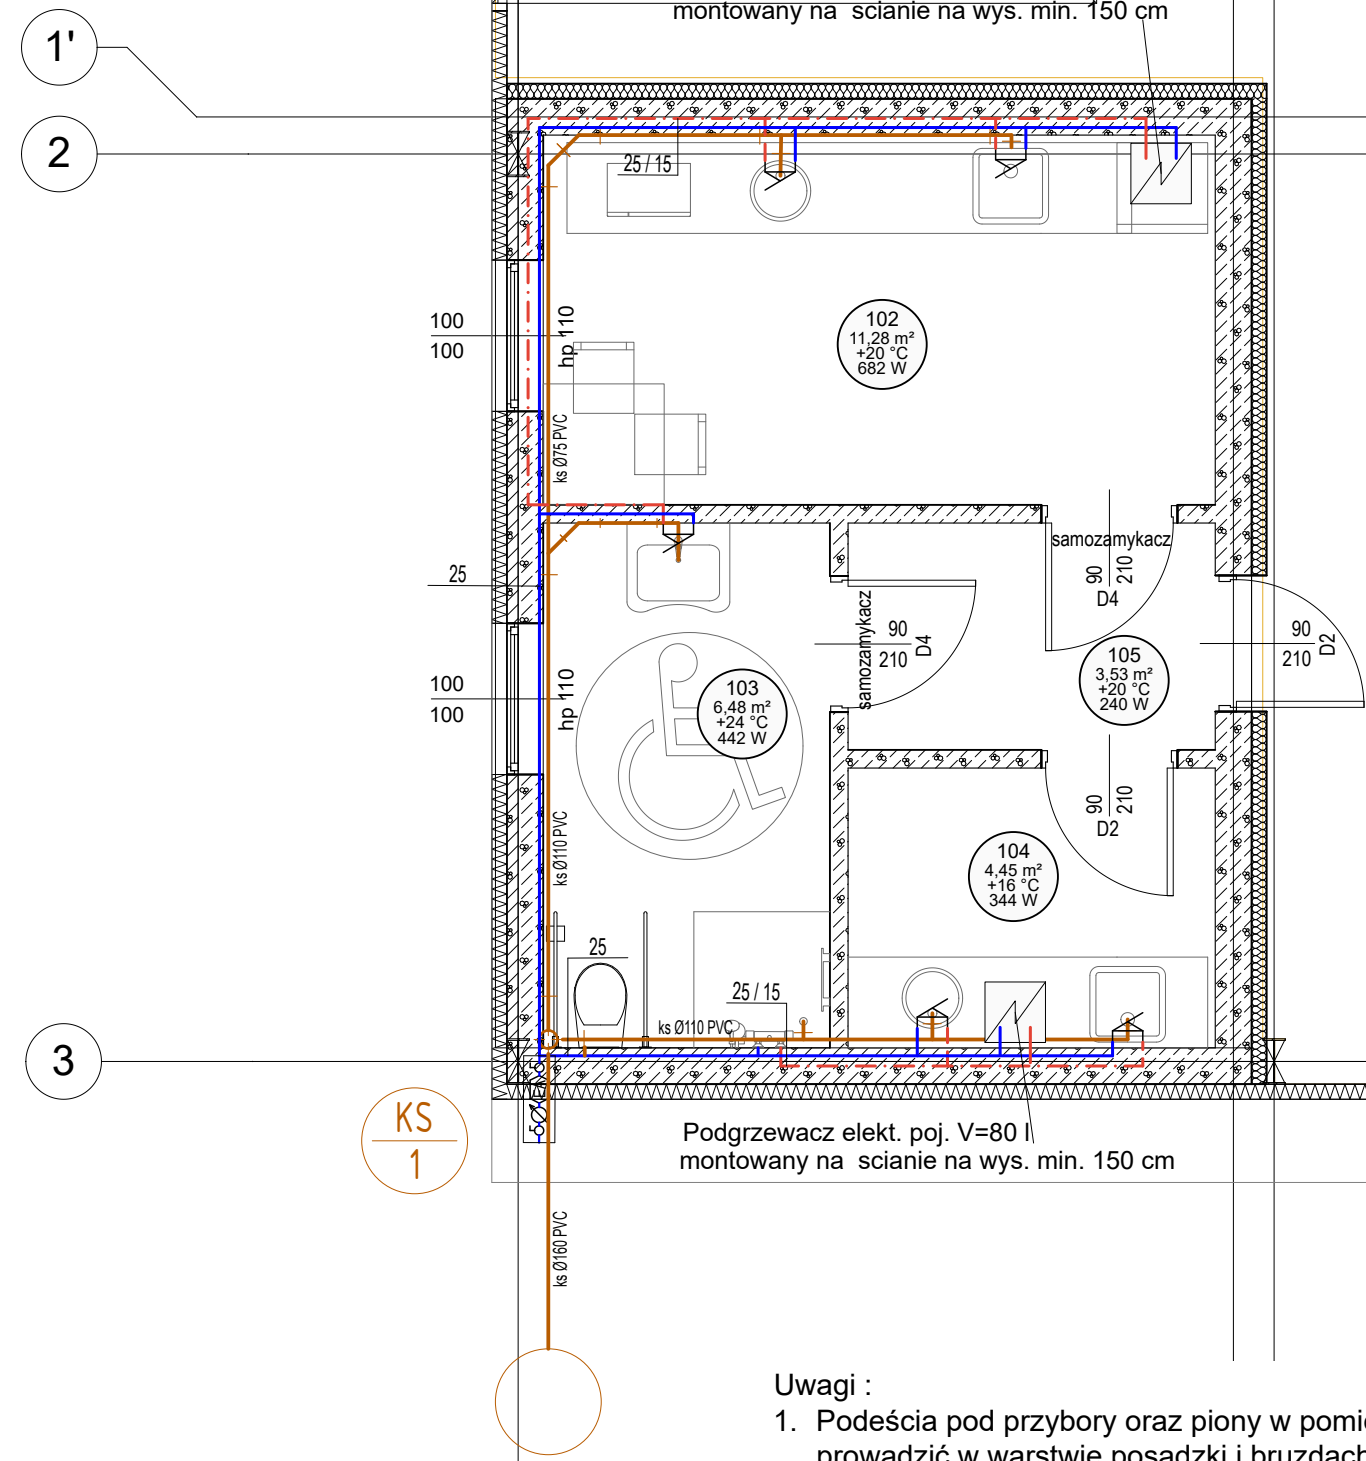

Podgrzewacz elekt. poj. V=80 l
montowany na ścianie na wys. min. 150 cm

Podgrzewacz elekt. poj. V=80 l
montowany na ścianie na wys. min. 150 cm

Uwagi :


1. Podeście pod przybory oraz piony w pomieszczeniach sanitarnych prowadzić w warstwie posadzki i bruzdach ścian.
2. Instalację w ciągach pomieszczeniach prowadzić w warstwach posadzki.
3. Przebieg trasy rurociągów wody należy skoordynować z trasami instalacji kanalizacji gazu i elektryką.
4. Część rysunkową rozpatrywać łącznie z opisem technicznym i innymi branżami
5. W przypadku wystąpienia kolizji lub rozbieżności należy skontaktować się z Projektantem i Inspektorem Nadzoru celem ustalenia dalszego toku postępowania.

Oznaczenia :

- Instalacja wody zimnej z rur PE-RT/AL/PE-RT
- Instalacja wody ciepłej z rur PE-RT/AL/PE-RT
- Instalacja kanalizacji sanitarnej z rur PCV

projektowany zestaw wodomierzowy, składający się z:

- zawór kulowy DN25 (2 szt.),
- zawór zwrotny antyskażeniowy typ EA DN25,
- wodomierz skrzydełkowy wody zimnej klasy C+ DN15
 $Q_3=1,6 \text{ m}^3/\text{h}$; $Q_4=2,0 \text{ m}^3/\text{h}$ + moduł do zdalnego odczytu,

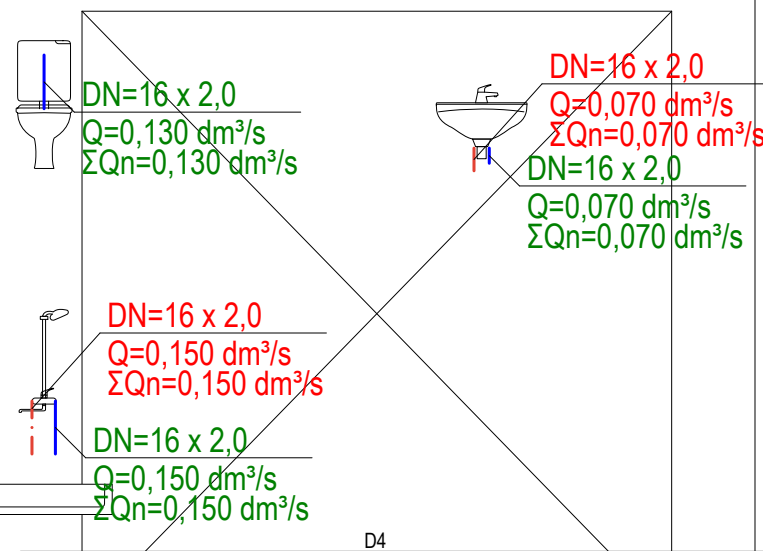

JEDNOSTKA PROJEKTOWA:



Center-Projekt Marcin Rymarz
ul. Poniatowskiego 34, 37-500 Jarosław
tel. 886 220 660, biuro@centerprojekt.pl

NAZWA OPRACOWANIA:

ADRES INWESTYCJI:

powiat jarosławski
jedn. ewid.: 180402_1
obręb: 0001 Radymno
dz. nr ew. gr. 2342/22
identyfikator działki: 180402_1.0001.2342/22

INWESTOR:

Miasto Radymno
ul. Lwowska 20
37-550 Radymno

FUNKCJA/ BRANŻA:

PROJEKTANT
I. STANITARNE
SPRAWDZAJĄCY
I. SANITARNE

Imię i Nazwisko / Nr Uprawnień

mgr inż. Leszek KONOPKA
PDK/0058/POOS/22
mgr inż. Wojciech FRANCZYK
PDK/0068/PWOS/21

Podpis

NAZWA RYSUNKU

Rzut parteru - instalacja WOD-KAN

FAZA:	DATA:	SKALA:	NR RYS.:
P. T.	12.2025 r.	1:50	S-03