



RG-rozbudowa

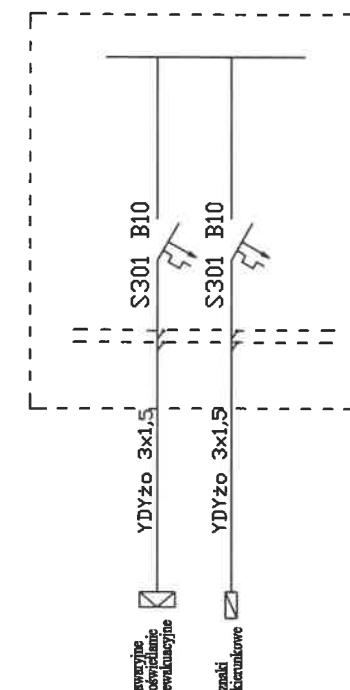

LEGENDA OPRAW	
SYMBOL	OPIS
A1	IP20/44 840 20-67 596
A2	IP20/44 840 21-70 596
B1	IP54 840 30/36 D330
B2	IP44 WH 840 10 575
B3	IP65 840 40-72 1200
AW1	3W E 1 SE AT WH
AW2	1W E 1 SE AT
EW-Z	2W E 1 SE AT + HTR
Z1	IP65 840 13 250

istn. oprawy oświetlenia zewnętrznego bez zmian

"DOM-BUD" Suwałki		SPECJ.: ELEKTRYKA			
OBIEKT:	Termomodernizacja budynku Biblioteki Publicznej w miejscowości Wiżajny z zagospodarowaniem przestrzeni publicznej	STADIUM: PB		NR RYS.	
		SKALA: 1:100		E/1	
ADRES:	Wiżajny gm. Wiżajny część dz. Nr 354/6	RYSUNEK: Rzut parteru Wymiana oświetlenia			
SPECJALNOŚĆ:		PROJEKTANT:	NR UPR.	DATA	PODPIS
PROJEKTANT:		tech. Wiesław Baluta	SUW 86/90	15.06.2025	
SPRAWDZAJACY:		mgr inż. Paweł Szymczyk	POM/0183/PWOE/01	15.06.2025	