



Branża: ELEKTRYCZNA		Data: 01.03.2025r.	
obiekt: GARAŻ - stacja ładowania autobusów -		- INSTALACJA WEWNĘTRZNA -	
adres	dz. nr ew. 380 ; obręb 0018 ; Gmina Mragowo	Skala 1 : 50	
projektant:	techn. Henryk Ławiński upr. bud. 20/89/OŁ sieci instalacje elektryczne	Nr Rys. E 01	

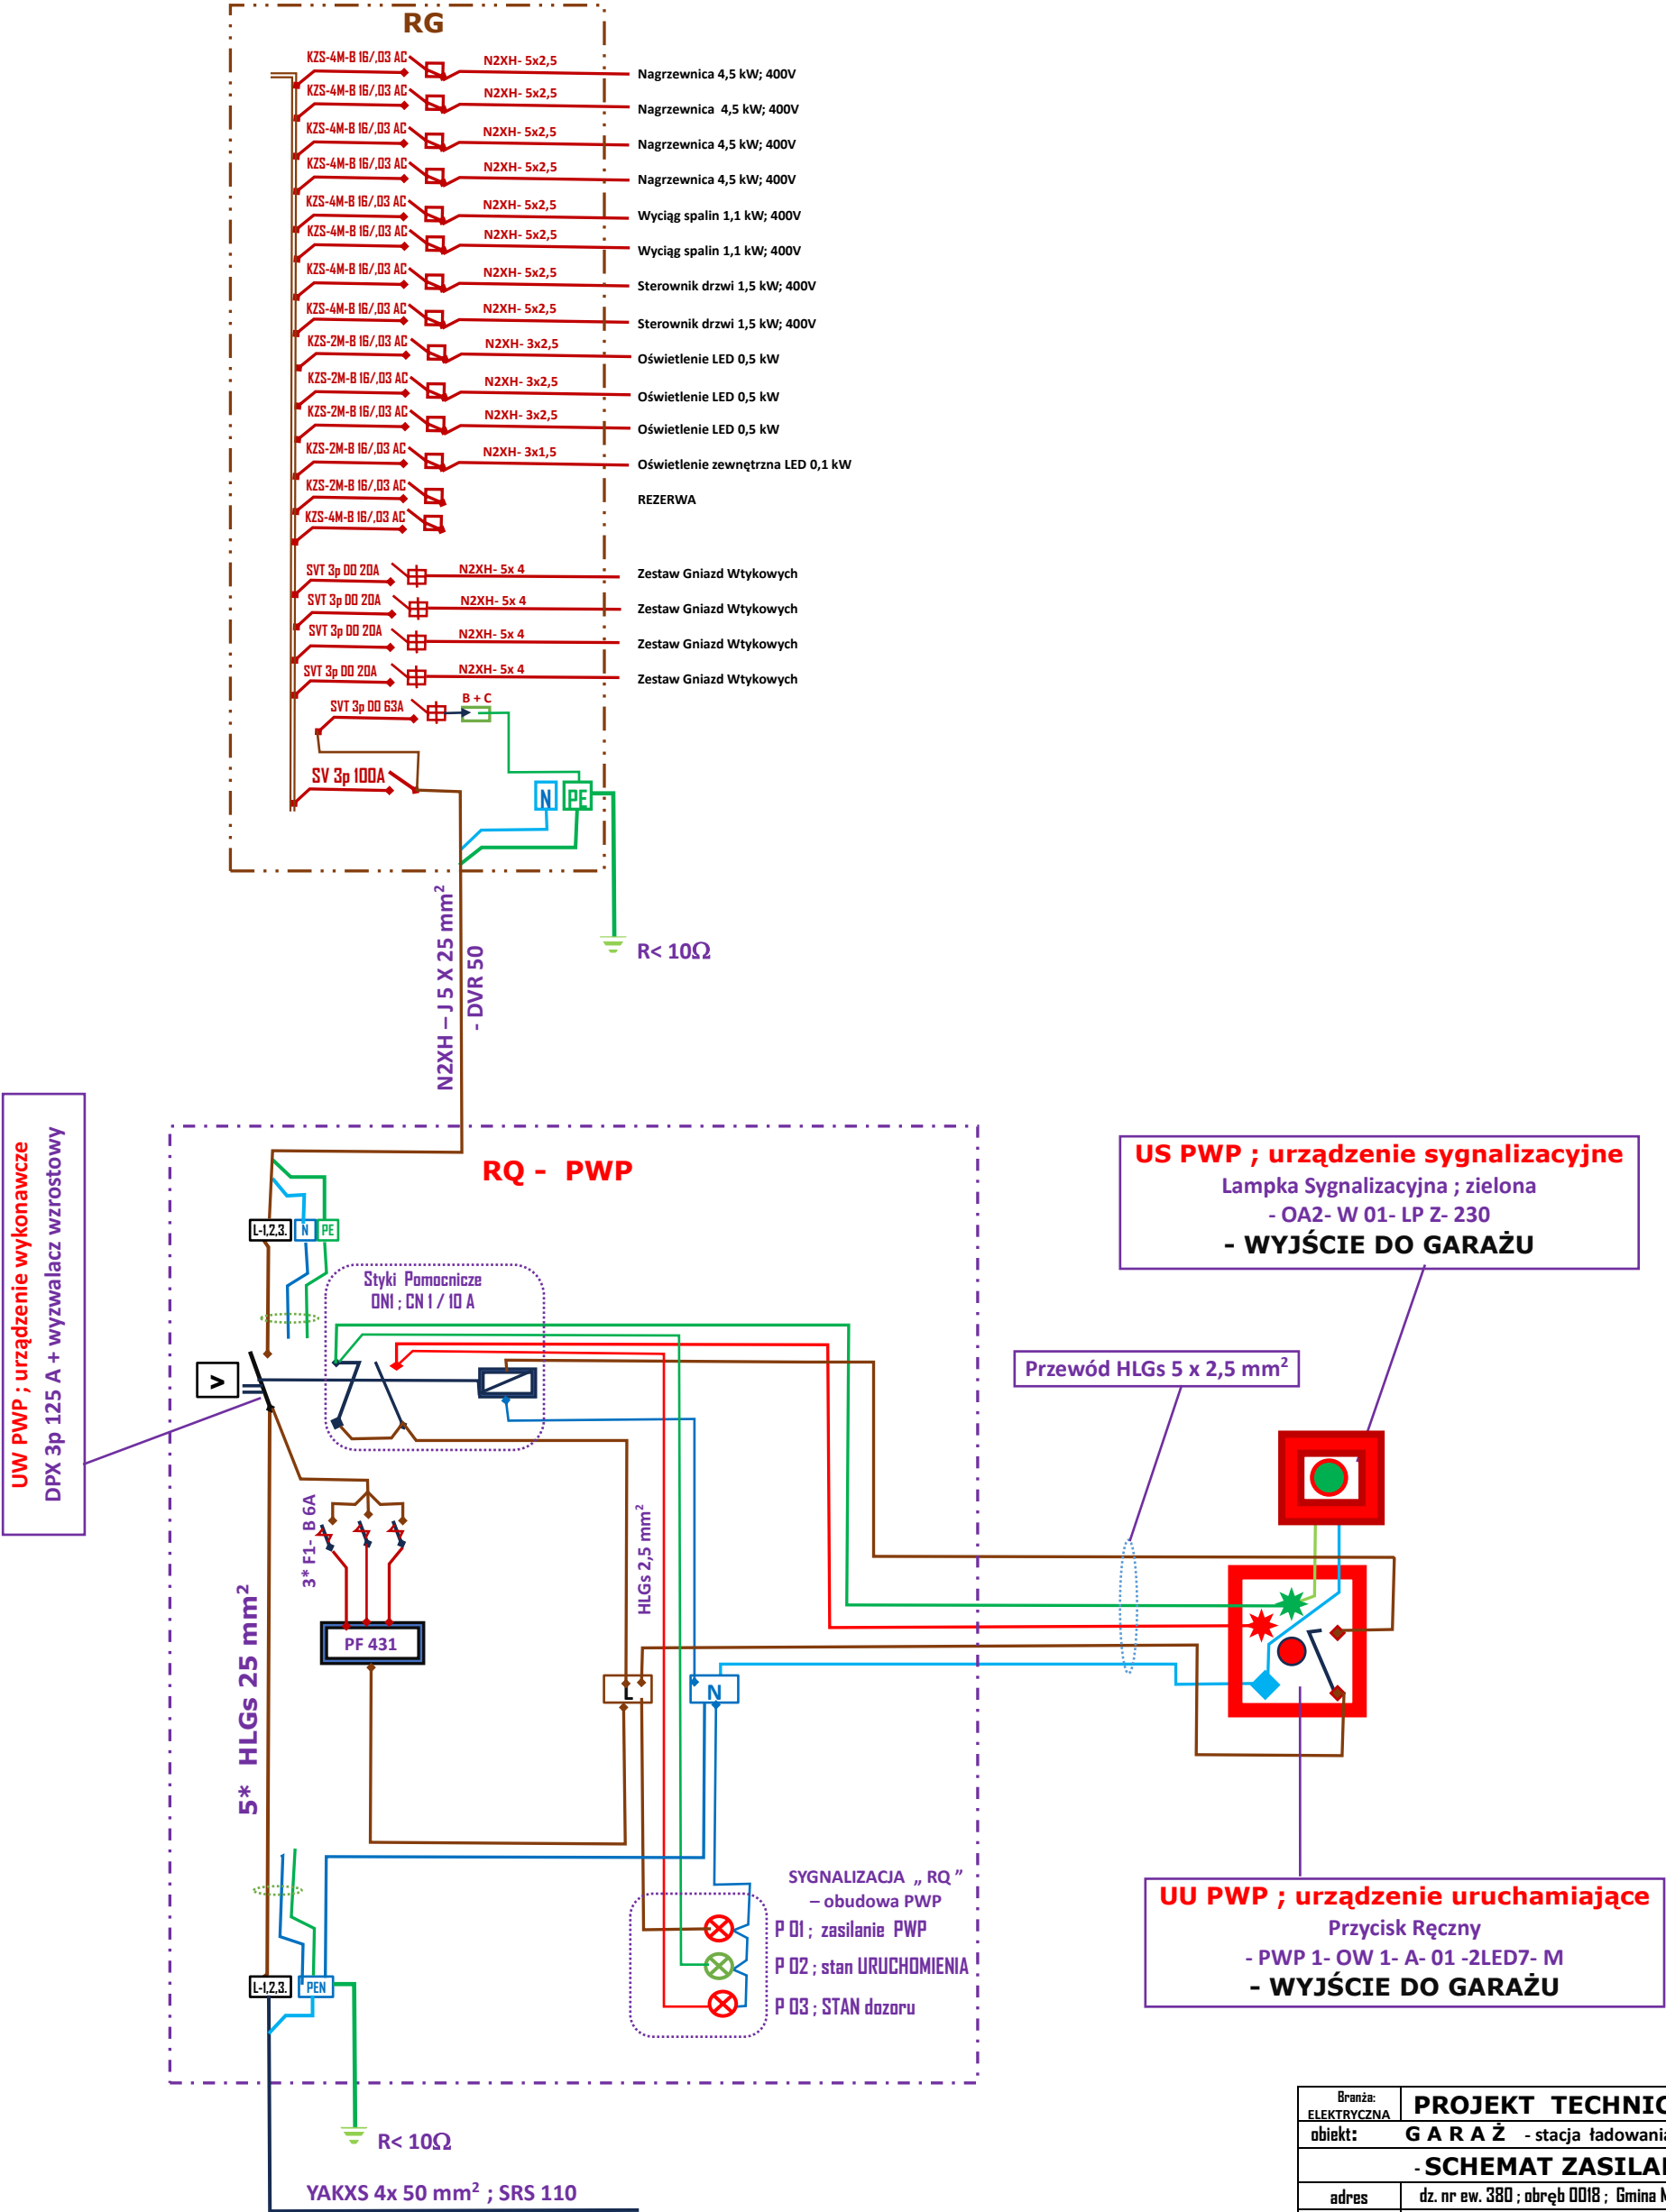

Branża: ELEKTRYCZNA	PROJEKT TECHNICZNY		Data: 01.03.2025r.
obiekt:	G A R A Ż - stacja ładowania autobusów -		
- SCHEMAT ZASILANIA -			
adres	dz. nr ew. 380 ; obręb 0018 ; Gmina Mrągowo		Skala
projektant:	techn. Henryk Ławiński upr. bud. 20/89/OŁ sieci instalacje elektryczne		Nr Rys. E 02

PROJEKT
ZAGOSPODAROWANIA TERENU
dz.nr.

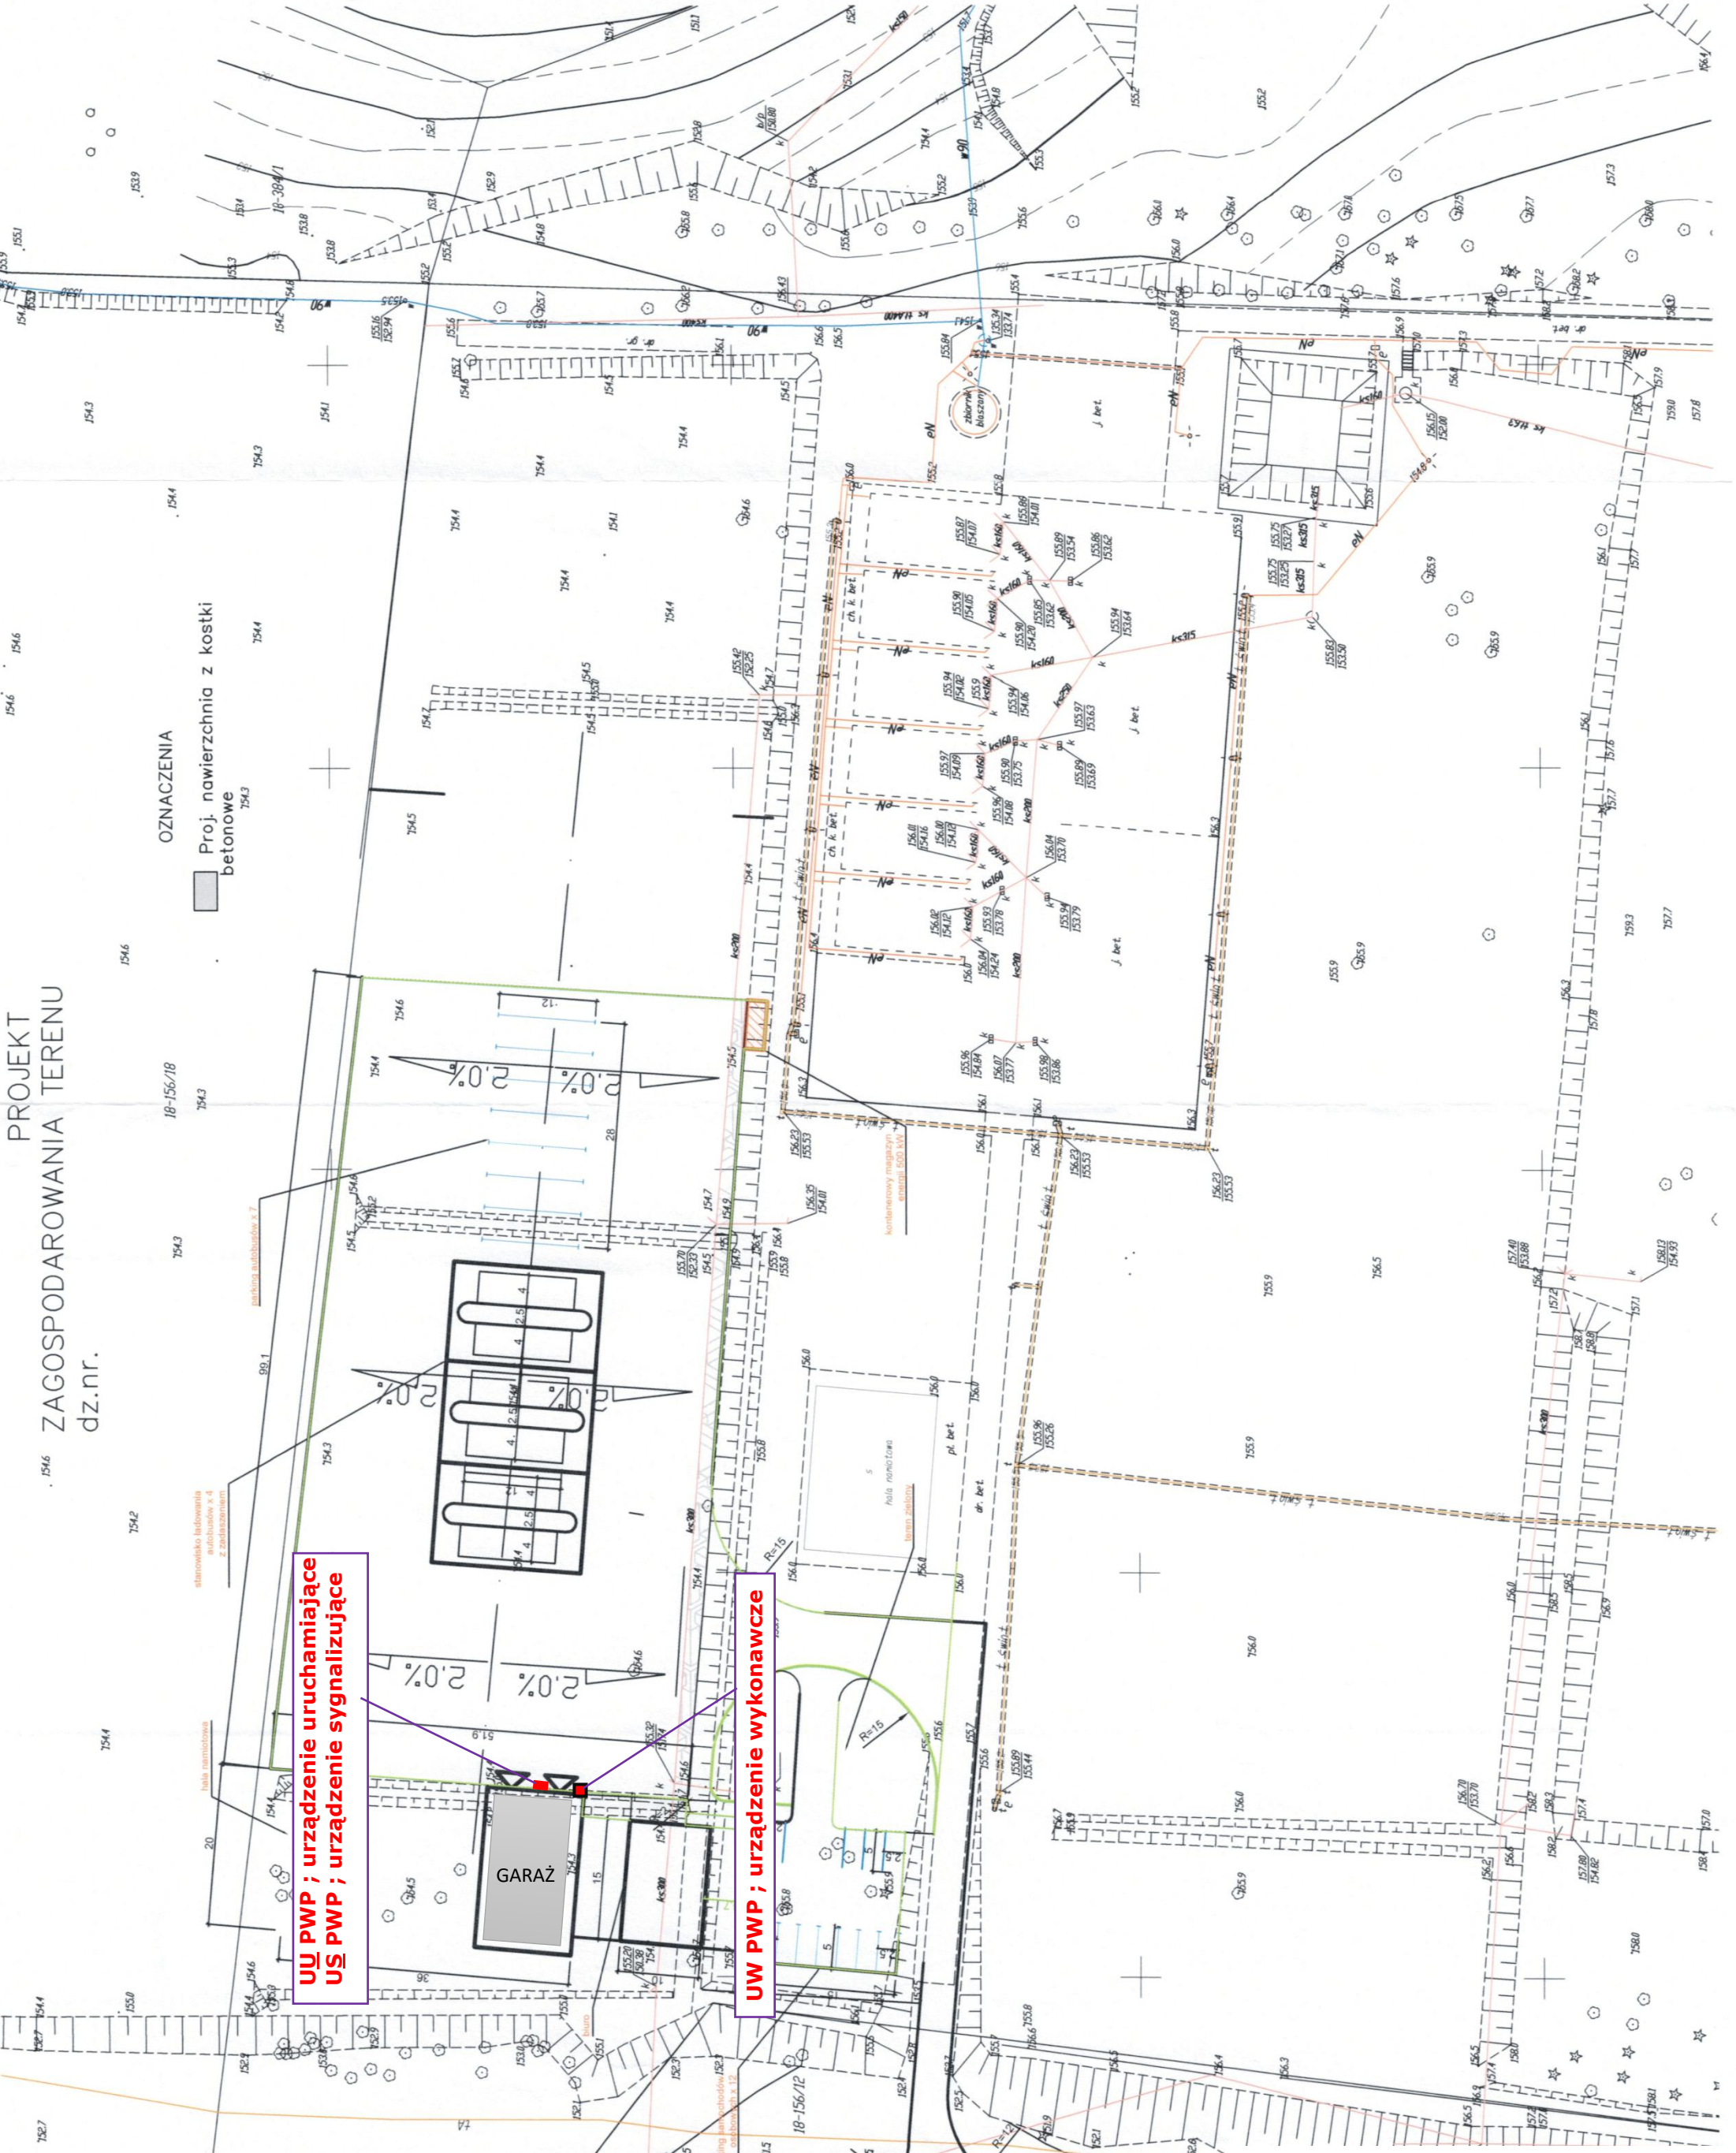

UŁ PWP ; urządzenie uruchamiające
UŁ PWP ; urządzenie sygnalizujące

UŁ PWP ; urządzenie wykonawcze

Branża: ELEKTRYCZNA		PROJEKT TECHNICZNY		Data: 01.03.2025r.	
obiekt:		G A R A Ż - stacja ładowania autobusów - - lokalizacja -			
adres		dz. nr ew. 380 ; obręb 0018 ; Gmina Mrągowo		Skala 1 : 500	
projektant:	techn. Henryk Ławiński upr. bud. 20/89/OŁ sieci instalacje elektryczne				Nr Rys. E 02