


PIWNICA

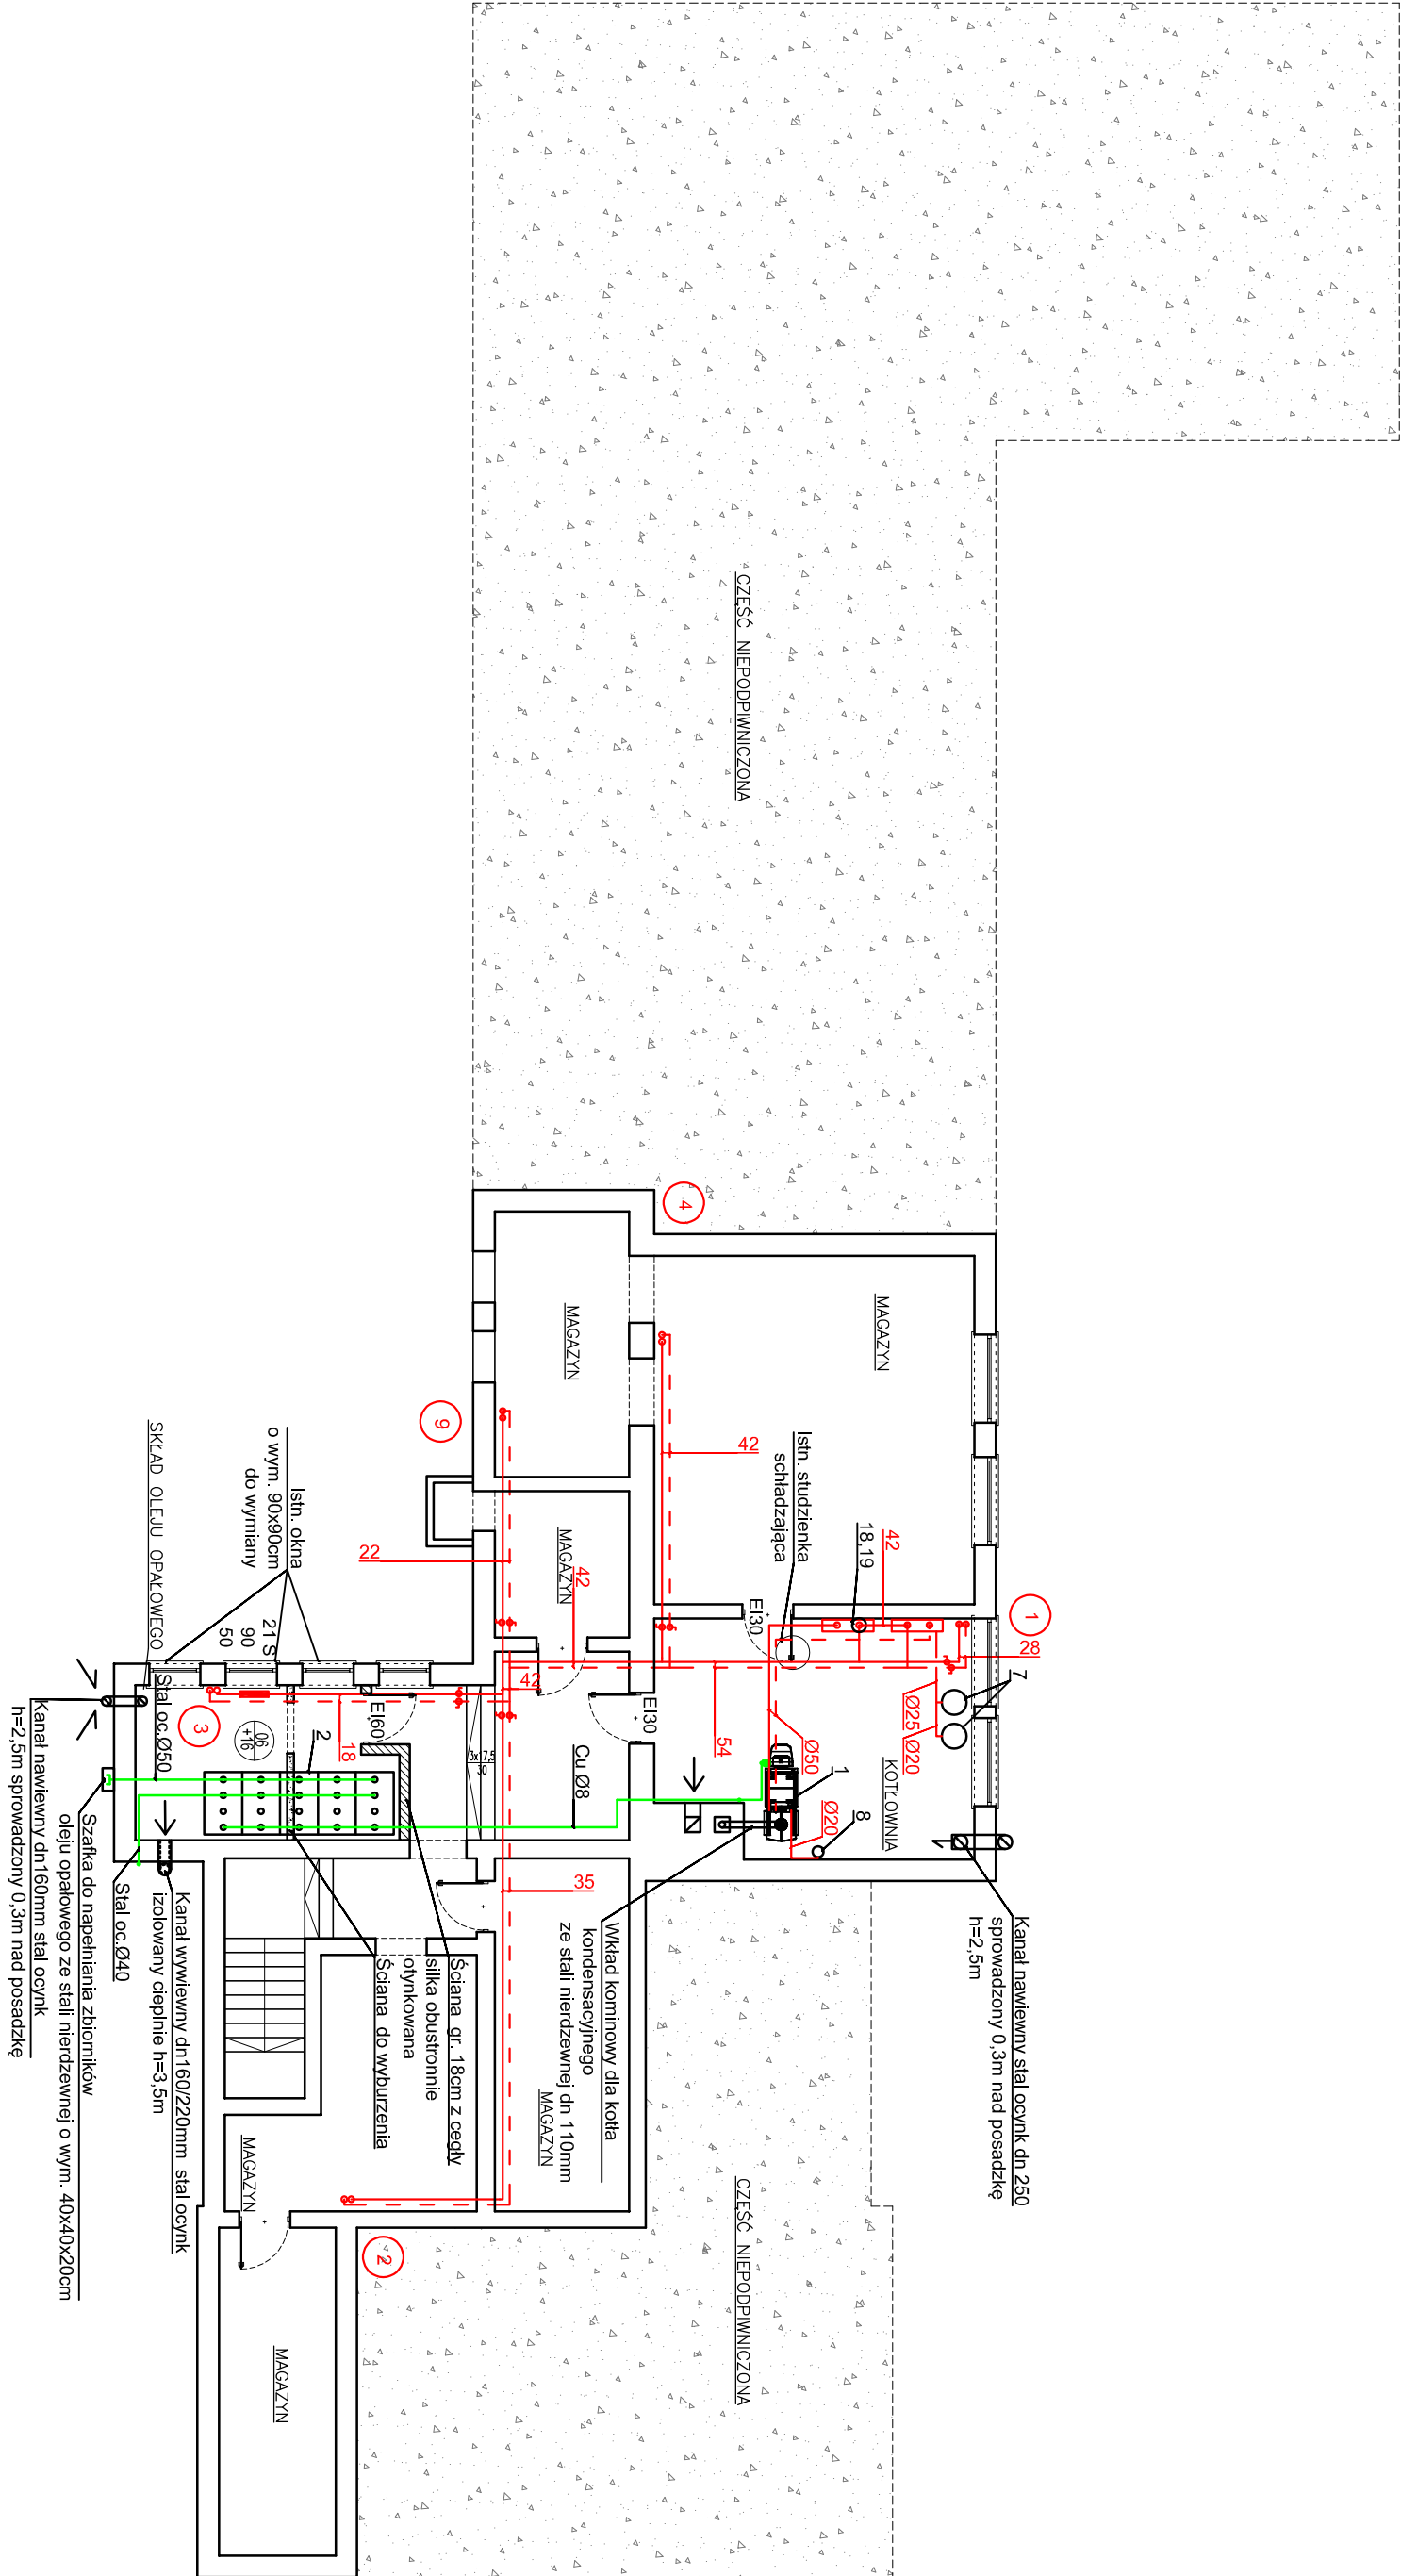

INWESTOR:			
GMINA TRZEBIEL ul. ŻARSKA 41, 66-212 TRZEBIEL			
TEMAT:			
WYMIANA KOTŁA STAŁOPALNEGO NA OPALANY OLEJEM OPAŁOWYM Z WYMIANA INSTALACJI C.O. BUDYNKU SZKOŁY PODSTAWOWEJ W NOWYCH CZAPLACH ul. WOLNOŚCI 6A			
TYTUŁ:			
RZUT PIWNIC INSTALACJA CENTRALNEGO OGRZEWANIA + KOTŁOWNIA OLEJOWA Z MAGAZYNEM OLEJU OPAŁOWEGO			
NAZWISKO I IMIĘ		UPR.	POPDIS
GRZEGORZ KĘSICKI		65/90ZG	
PROJEKTANT:		Skala 1:125	
		Rys.mr IS/1	