


RZUT DACHU

skala 1:100

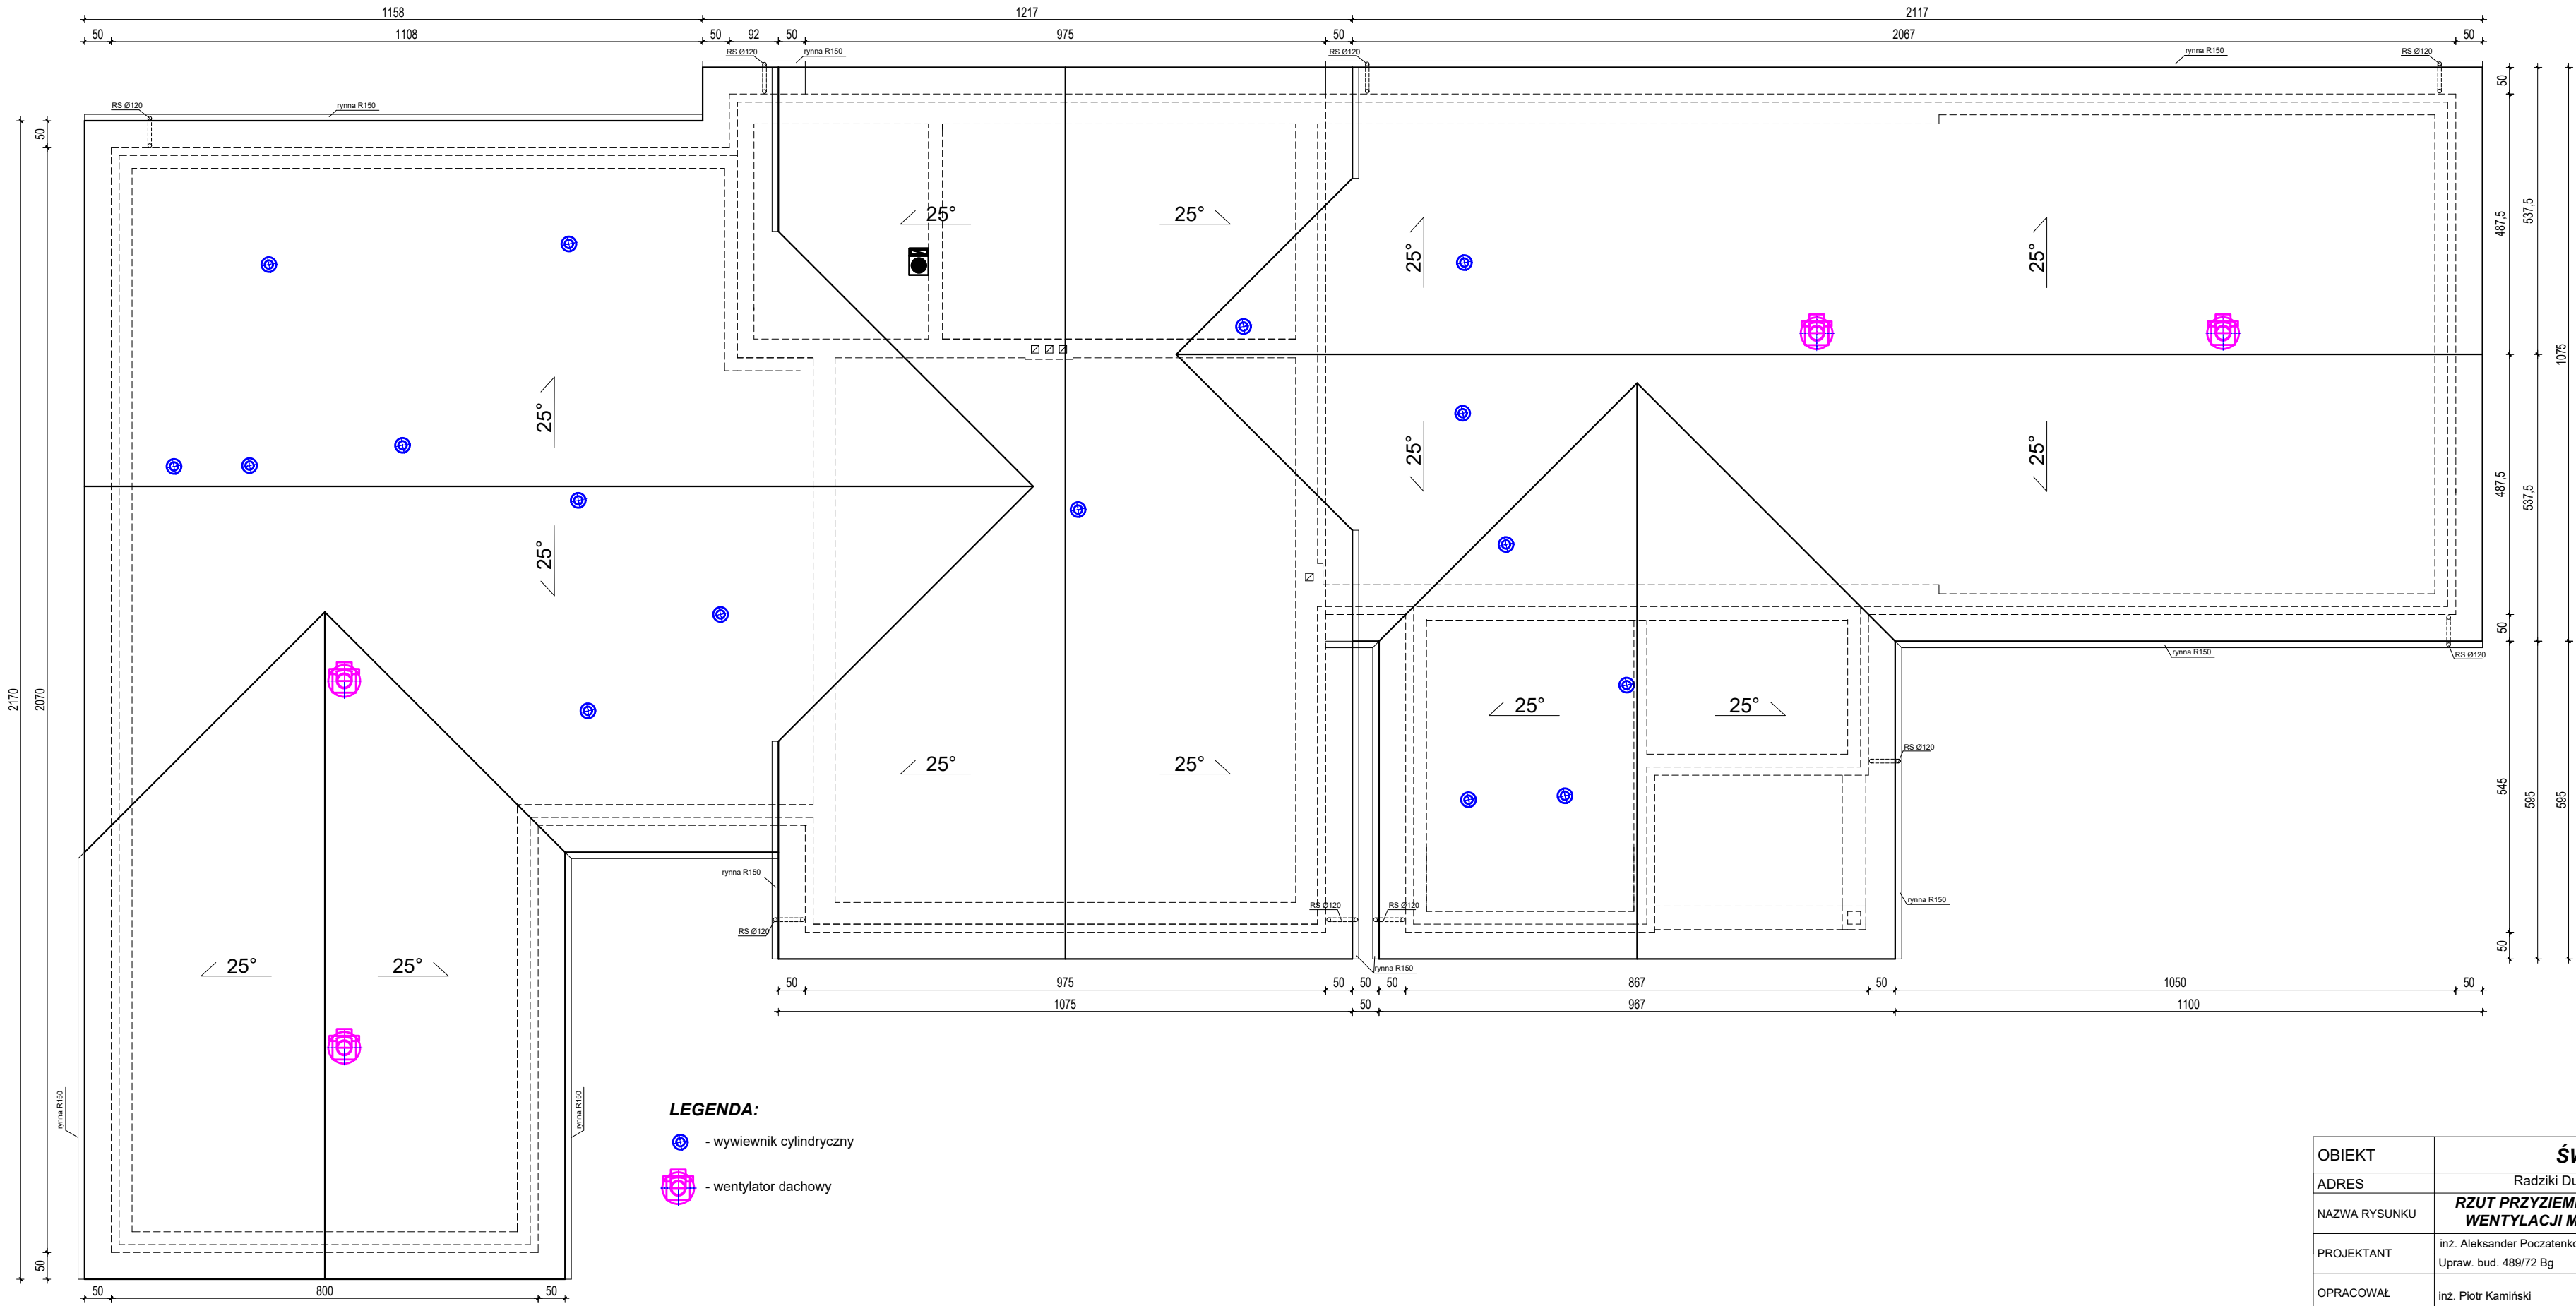

Rys. nr WM-2

OBIEKT	ŚWIETLICA WIEJSKA		
ADRES	Radziki Duże, gm. Wąpielsk, dz. nr 321/13, 322		
NAZWA RYSUNKU	RZUT PRZYZIEMIA - INSTALACJA WENTYLACJI MECHANICZNEJ	Skala:	1:100
PROJEKTANT	inż. Aleksander Poczaenko Upraw. bud. 489/72 Bg	Data:	03.2025
OPRACOWAŁ	inż. Piotr Kamiński		