
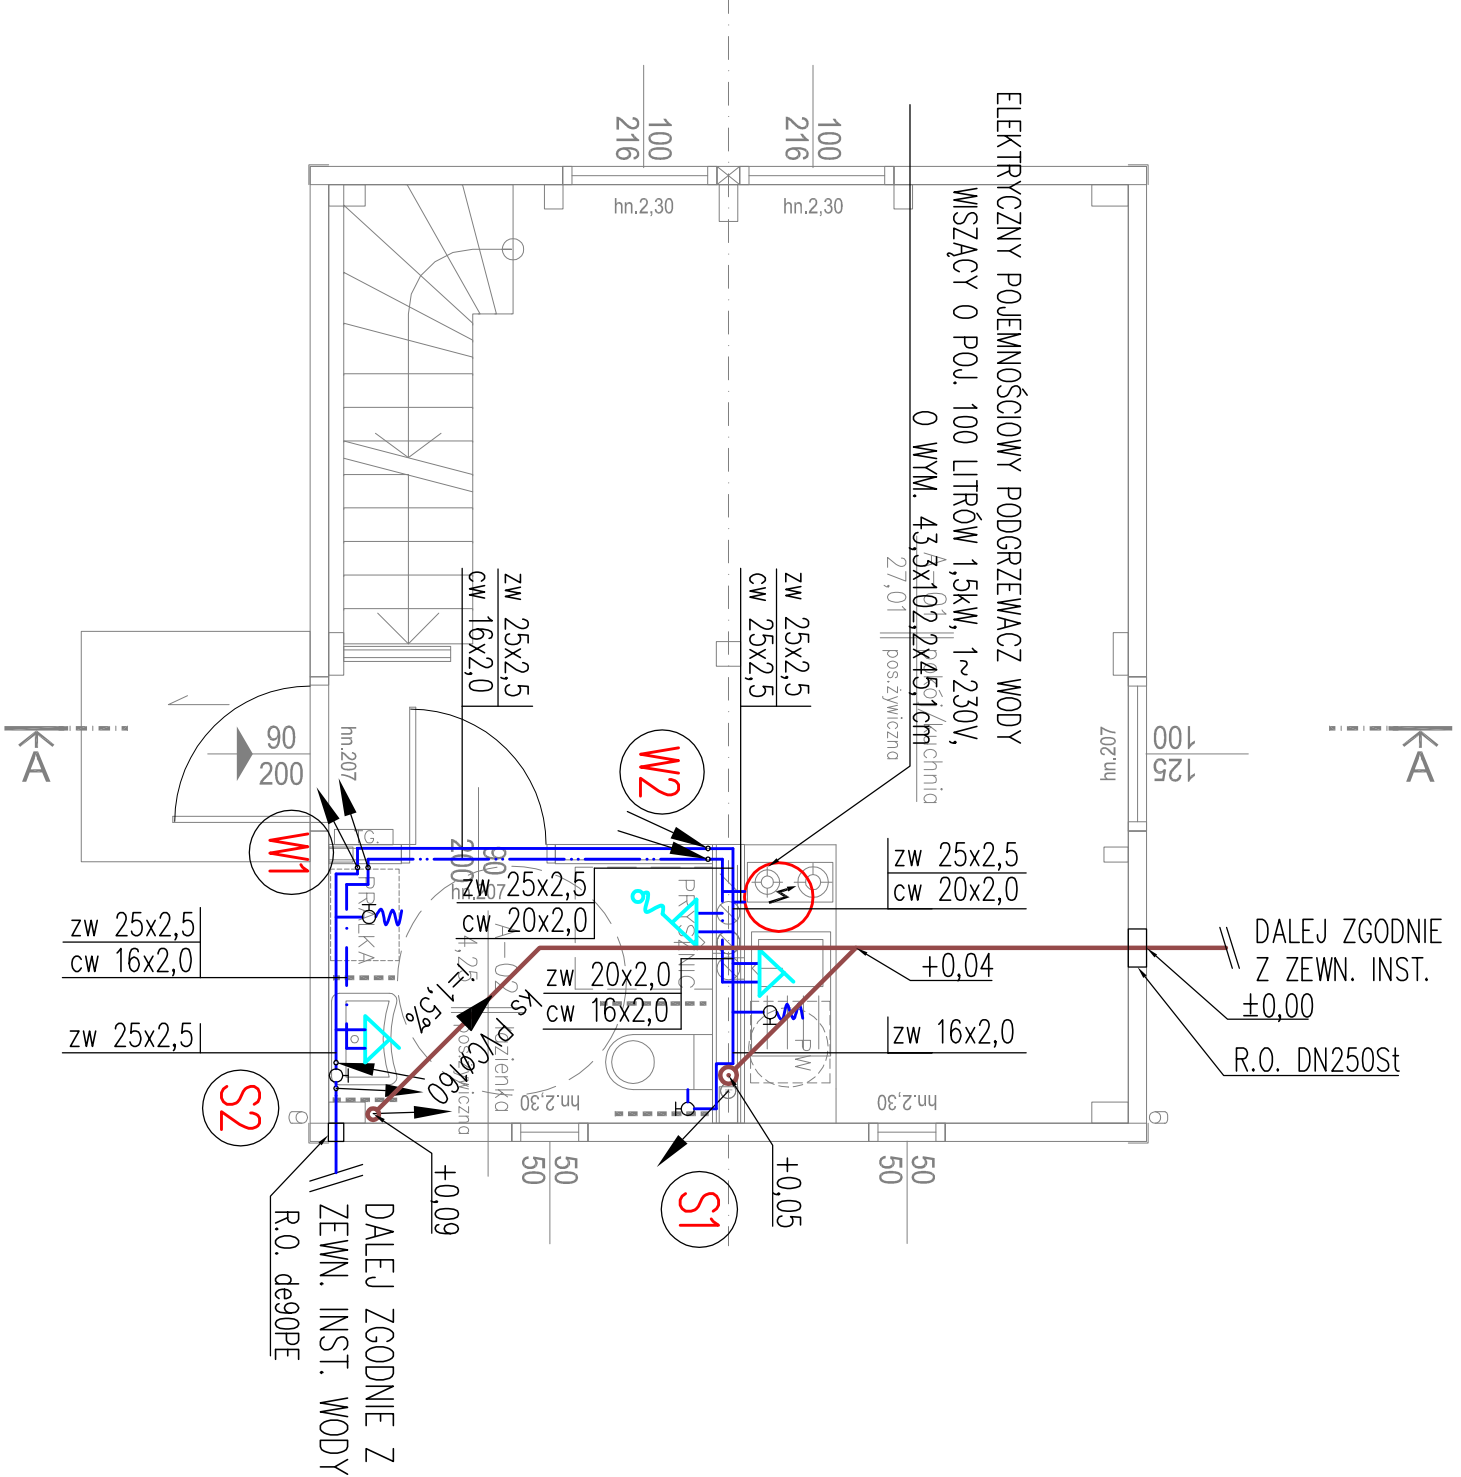


LEGENDA:

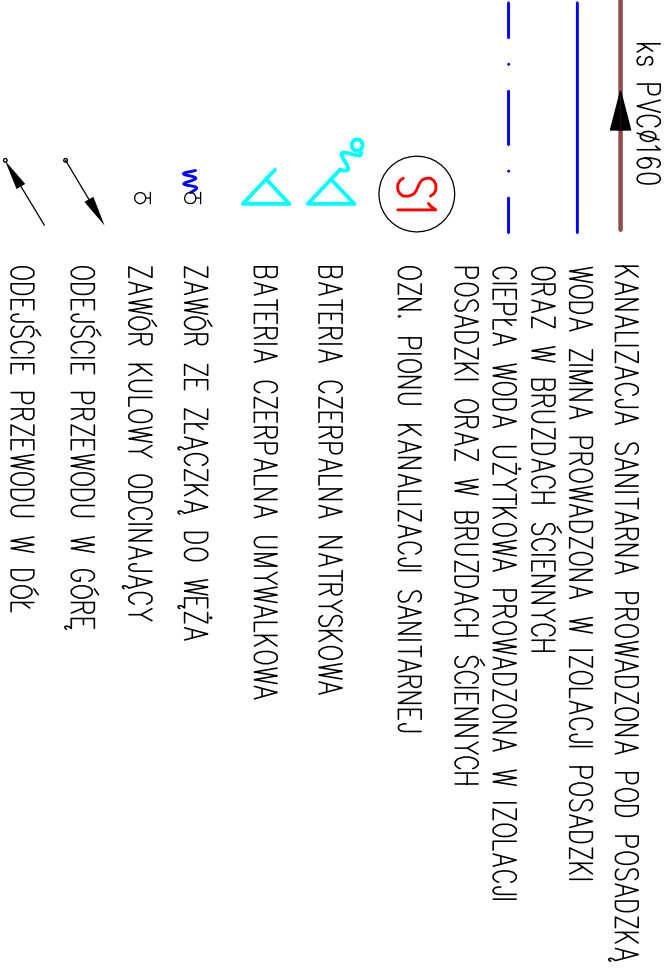

UWAGA:


WYJŚCIE INSTALACJI KANALIZACJI SANITARNEJ Z BUDYNKU  
NALEŻY DOSTOSOWAĆ DLA KAŻDEGO BUDYNKU ZGODNIE  
Z PROJEKTEM ZEWN. INSTALACJI WOD-KAN. W PRZYPADKU  
ZMIANY WYJŚCIA INST. KANALIZACJI SANITARNEJ NALEŻY  
RÓWNIEŻ DOSTOSOWAĆ INST. WEWNĘTRZNE. DOKŁADNE  
RZĘDNE WYJŚCIA INST. KANALIZACJI ZGODNIE Z PROJEKTEM  
ZEWN. INSTALACJI WOD-KAN.

Usługi Projektowe Anna Kazimierska			70-337 SZCZECIN	UL. LEGIONÓW DĄBROWSKIEGO 16/3	DATA	10.02.2023
OBJEKT MAŁY DOM MIESZKALNY JEDNOLOKALOWY Święciechów, dz. nr 133/11, obręb 0003, gmina Drawno						
RODZAJ OPRAC. PROJEKT TECHNICZNY						
ZESPÓŁ	IMIĘ I NAZWISKO	NR UPRAWN.	PODPIS			
PROJEKTANT	mgr inż. Dawid Wochowiec	ZAP/0107/PWOS/09				
PROJEKTANT						
PRZEWIDZ.						
			TREŚĆ RYSUNKU RZUT PARTERU – INSTALACJE WOD.–KAN.			
SKALA			1 : 50		NR RYSUNKU	
BRANŻA SANITARNA					S01	

LEGENDA:

GRZEJNIK ELEKTRYCZNY WISZĄCY

GRZEJNIK ŁAZIENKOWY ELEKTRYCZNY  
THEOLA CLASSIC/  
480/1470/100

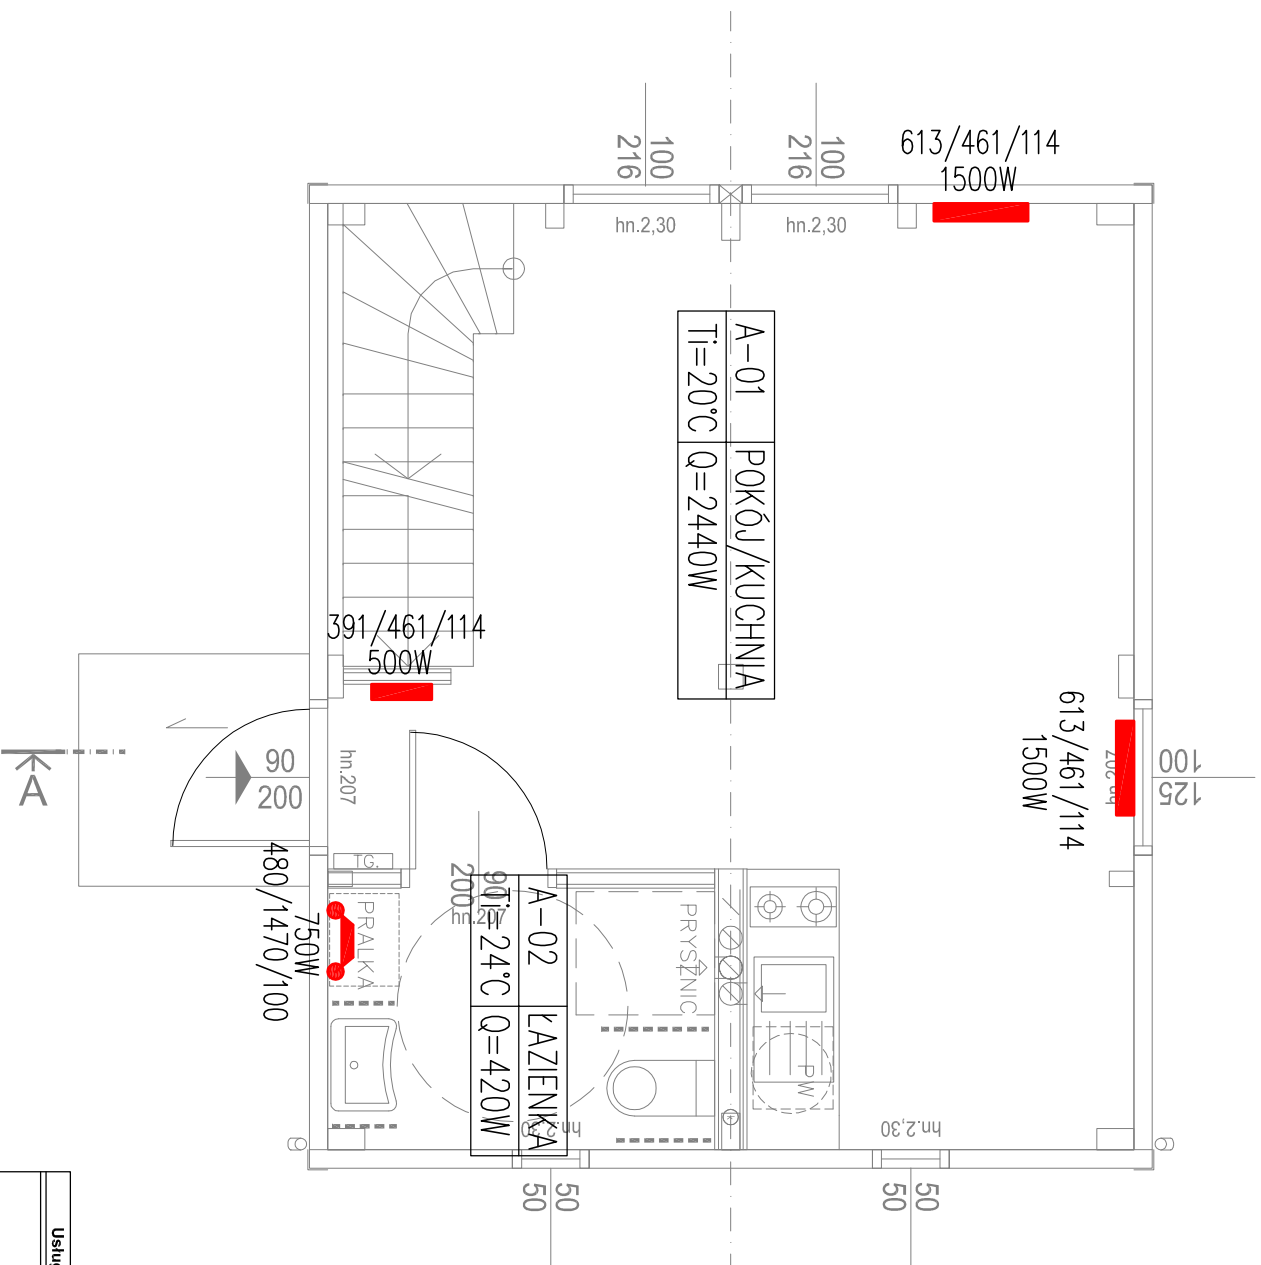


Usługi Projektowe Anna Kazimierska		70-357 SZCZECIN	UL.ŁEBONÓW DĄBROWSKIĘ 16/3	DATA	10.2023
TREŚĆ RYSUNKU RZUT PARTERU – INSTALACJE C.O. I KANALIZACJI SANITARNEJ					
OBJEKT MAŁY DOM MIESZKALNY JEDNOLOKALOWY Świeciechów, dz. nr 133/11, obręb 0003, gmina Drawno					
RODZAJ OPRAC. PROJEKT TECHNICZNY					
ZESPÓŁ	IMIĘ I NAZWISKO	NR UPRAWN.	PODPIS		
PROJEKTANT	mgr inż. Dawid Wochowicz	ZAP/0107/PWOS/09			
PROJEKTANT					
SPRAWDZIC					
SKALA			1:50	NR RYSUNKU	
BRANŻA SANITARNA			S02		




LEGENDA:

 GRZEJNIK ELEKTRYCZNY WISZĄCY


 OZN. PIONU KANALIZACJI SANITARNEJ

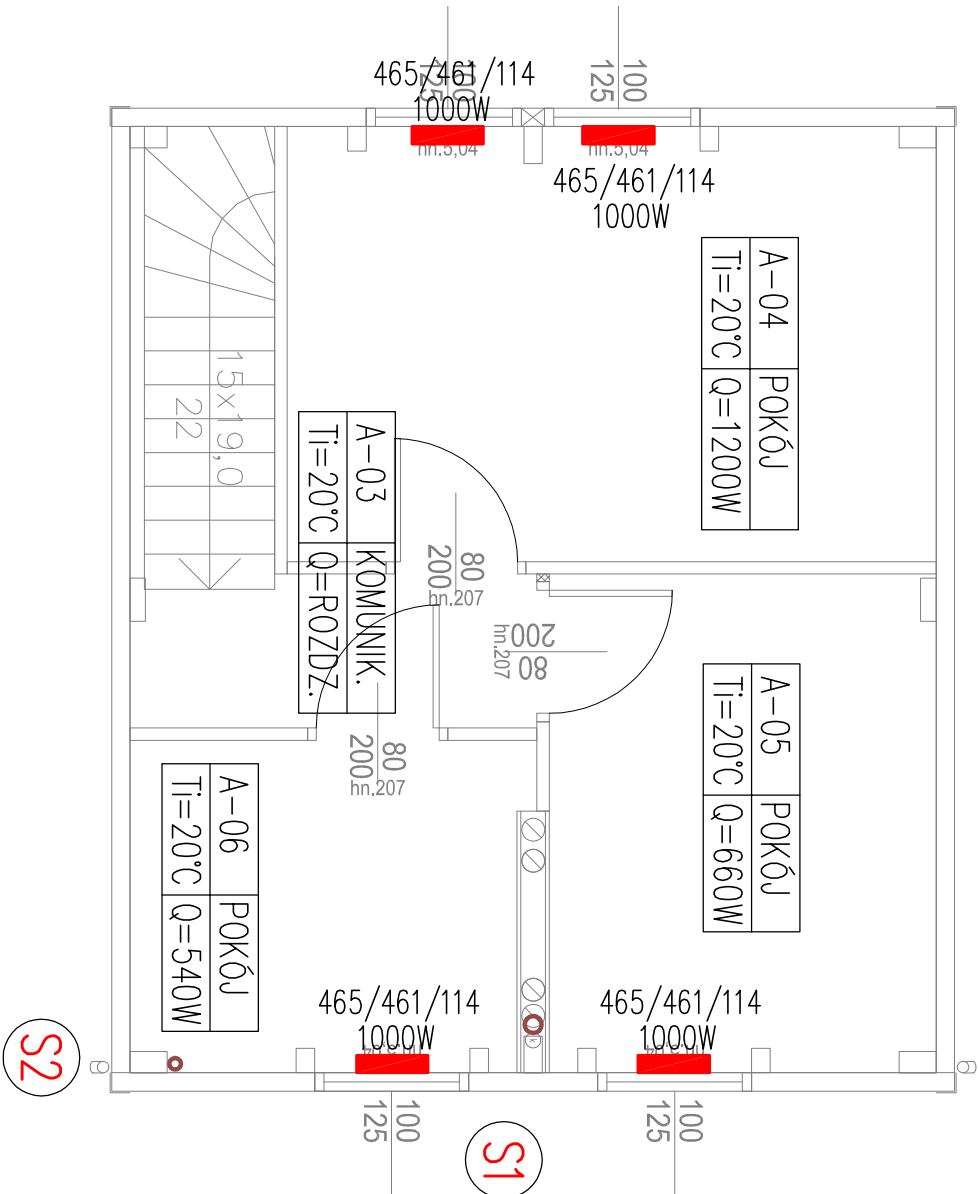

Usługi Projektowe Anna Kazińska 70-337 SZCZECIN UL. LEONÓW DĄBROWSKIEGO 16/3				DATA 10.2023	
OBIEKT MAŁY DOM MIESZKALNY JEDNOLOKALOWY				TREŚĆ RYSUNKU	
Święciechów, dz. nr 133/11, obręb 0003, gmina Drawno				RZUT PODDASZA – INSTALACJE	
RODZAJ OPRAĆ: PROJEKT TECHNICZNY				C.O. I KANALIZACJI SANITARNEJ	
ZESPÓŁ	MIĘ I NAZWISKO	NR UPRAWN.	PODPIS	SKALA 1 : 50	
PROJEKTANT	mjr inż. Dawid Wachowicz	ZAP/0107/PW05/09		BRANŻA SANITARNA	
SPRAWDZIC				NR RYSUNKU S03	

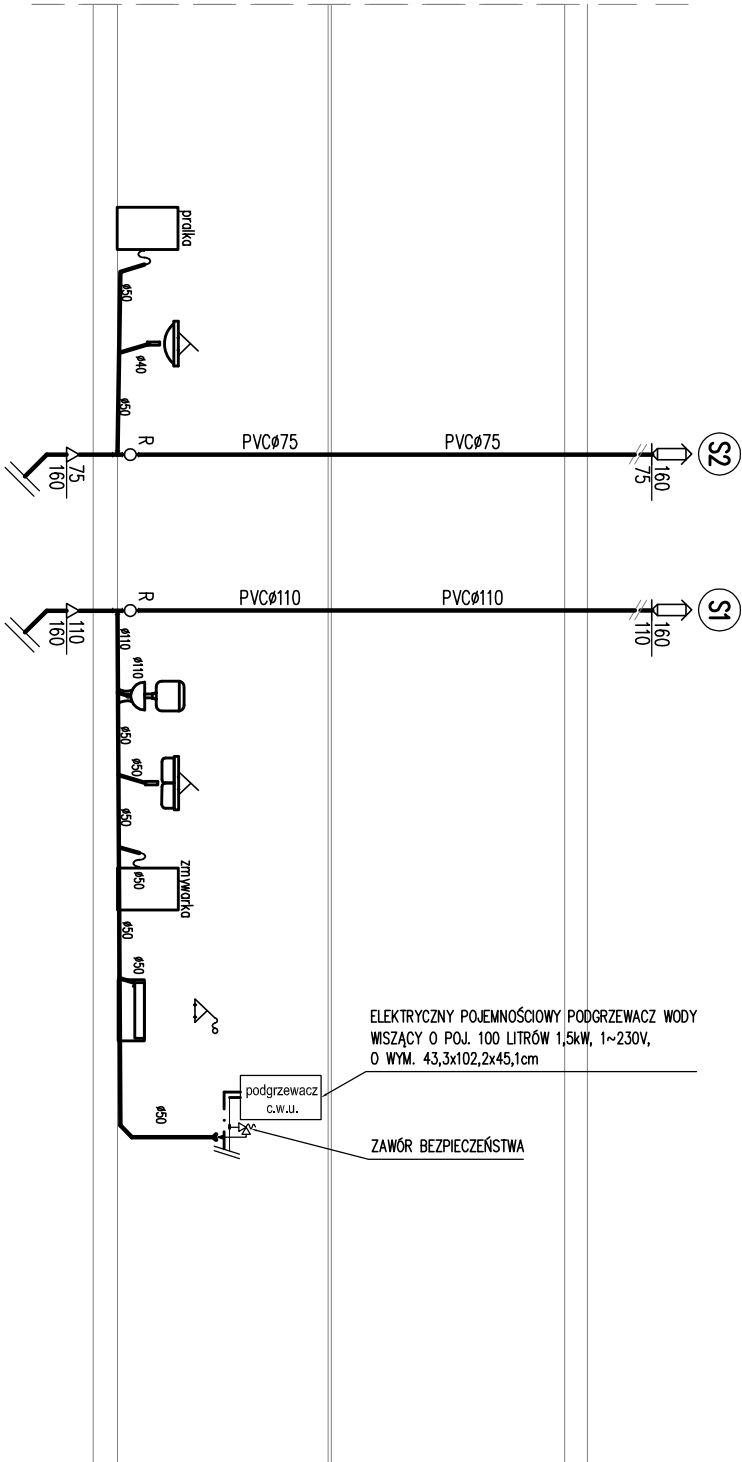

- LEGENDA:
- ks PVCø160 KANALIZACJA SANITARNA PROWADZONA POD POSADZKĄ
  - WODA ZIMNA PROWADZONA W IZOLACJI POSADZKI
  - ORAZ W BRUZIACH SCIEŃNYCH
  - CEPŁA WODA UŻYTKOWA PROWADZONA W IZOLACJI
  - POSADZKI ORAZ W BRUZIACH SCIEŃNYCH
  - OZN. PIONU KANALIZACJA SANITARNEJ
  - SI BATERIA CZERPALNA NATRYSKOWA
  - BATERIA CZERPALNA UNIWALKOWA
  - ZAWÓR ZE ZŁĄCZKĄ DO WEŻA
  - ZAWÓR KULOWY ODCINAJĄCY
  - REWIZJA KANALIZACYJNA

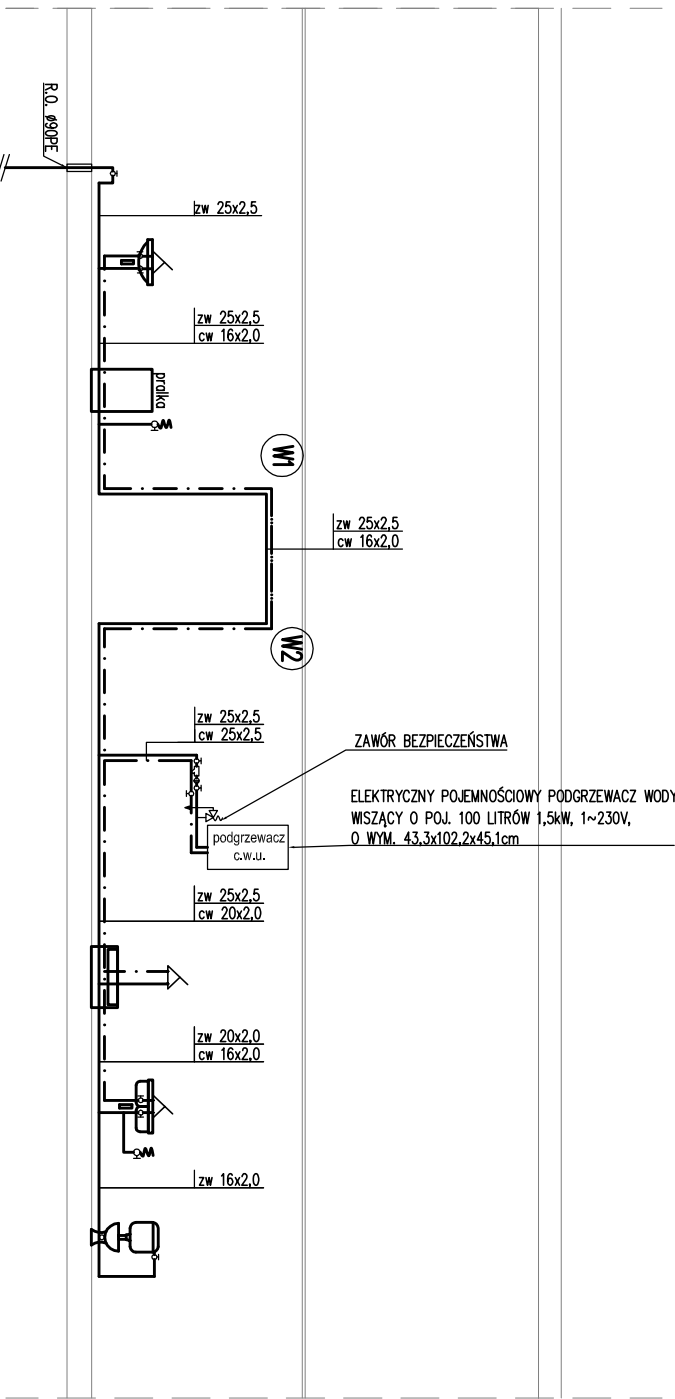

Usługi Projektowe Anna Kazimierska			70-337 SZCZECIN	UL. LEGIONÓW DĄBROWSKIEGO 16/3	DATA	10.2023
OBIEKT MAŁY DOM MIESZKALNY DWULOKALOWY JEDNOKOND. Święciechów, dz. nr 133/11, obręb 0003, gmina Drawno						
RODZAJ OPRAĆ: PROJEKT TECHNICZNY						
ZESPÓŁ	IMIĘ I NAZWISKO	NR UPRAWN.	PODPIS			
PROJEKTANT	mgr inż. Dawid Wachowiec	ZAP/0107/PW05/09				
PROJEKTANT						
SPRAWDZIŁ						
			TREŚĆ RYSUNKU		ROZWINIĘCIE INSTALACJI WOD.-KAN.	
SKALA			1: 50		NR RYSUNKU	
BRANŻA SANITARNA					S04	