


A2 MAŁY DOM SOCJALNY - WARIANT BEZ ANTRESOLI
MODUŁ DWULOKALOWY
wariant dwulokalowy
P użytkowa 2x 15,21²

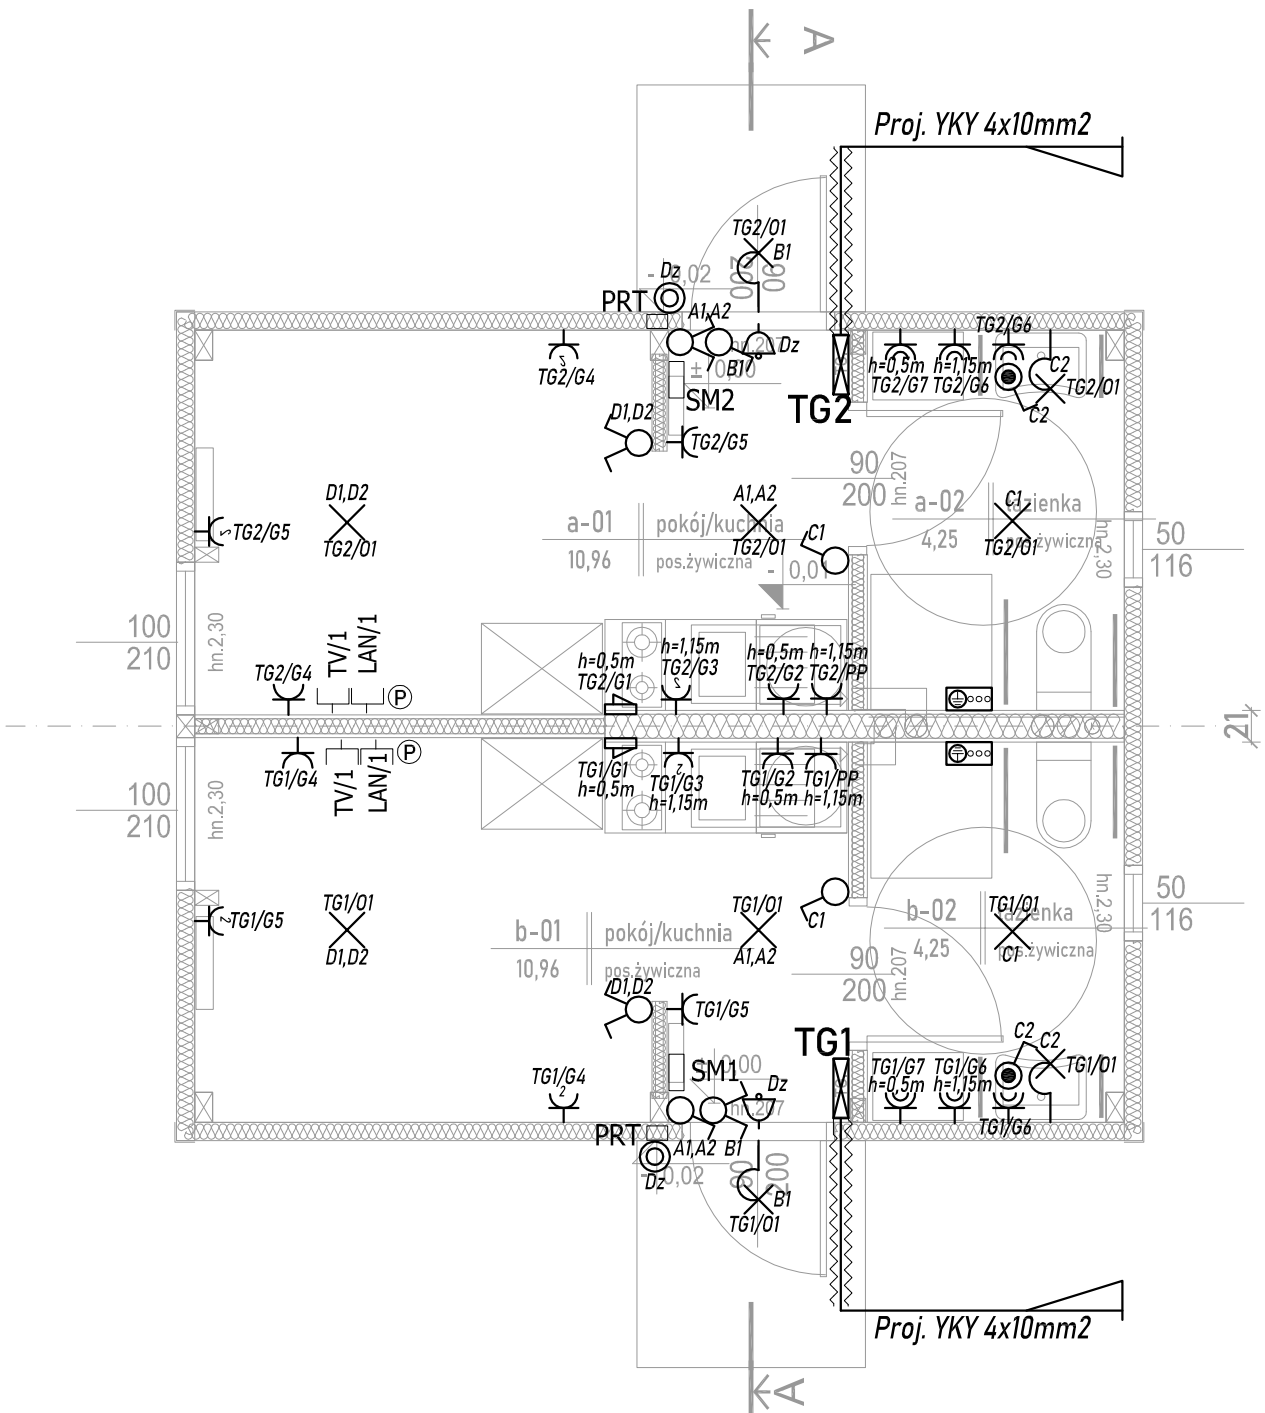

Uwagi inst. ele :
Gniazda i wypusty należy montować na wysokościach:
ogólne - 30cm
w kuchni:
- nadblatowe - 115cm
- do zmywarki i młynka - 30cm
- do kuchenki i piekarnika - 50cm
- do okapu - 200cm
- wypust do oświetlenia meblowego - 140cm
- gospodarcze na klatkach schodowych - 115cm
w łazience i toalecie:
- przy umywalce - 140cm
- do pralki - 110cm
Wszystkie gniazda podwójne poza gniazdem do piekarnika i okapu.
Łączniki oświetlenia oraz gniazda należy umieszczać min. 15 cm. od krawędzi ścian
Trasy okablowania inst. telekomunikacyjnych / multimedialnych dkordynować z trasami
inst. sanitarnych i elektrycznych na etapie wykonawstwa.

- Legenda:
- osprzęt elektroinstalacyjny min IP44
 - włącznik pojedynczy
 - gniazdo 2P+Z 230V - pojedyncze
 - osprzęt elektrtoinstalacyjny IP20
 - łącznik jednobiegunowy
 - łącznik świecznikowy
 - łącznik schodowy
 - gniazdo 2P+Z 230V - pojedyncze
 - gniazdo 2P+Z 230V - podwójne
 - przycisk dzwonka
 - wypust kablowy
 - wypust oświetleniowy sufitowy
 - wypust oświetleniowy ścienny
 - Tablica mieszkaniowa
 - miejscowa szyna wyrównawcza
 - gong, dzwonek

Usługi Projektowe Anna Kazmierska				70-337 SZCZECIN UL.LEGIONÓW DĄBROWSKIEGO 16/3		DATA	09.2023
OBIEKT MAŁY DOM MIESZKALNY NR. " 3 " Święciechów dz. nr 133/11 obręb 0003 gmina Drawno				TREŚĆ RYSUNKU RZUT PARTERU I PIĘTRA			
RODZAJ OPRAC. PROJEKT TECHNICZNY							
ZESPÓŁ	IMIĘ I NAZWISKO			NR UPRAWN.	PODPIS		
PROJEKTANT	mgr inż. Mariusz Piątkowski			ZAP/0125/PW0E/11			
PROJEKTANT	mgr inż. Paweł Markowski			ZAP/BT/0199/10			
SPRAWDZIŁ							
				SKALA 1 : 50		NR RYSUNKU E.2	
				BRANŻA INST. ELE			