


A2 MAŁY DOM SOCJALNY - WARIANT BEZ ANTRESOLI
MODUŁ DWULOKALOWY
wariant dwulokalowy
P użytkowa 2x 15,21²

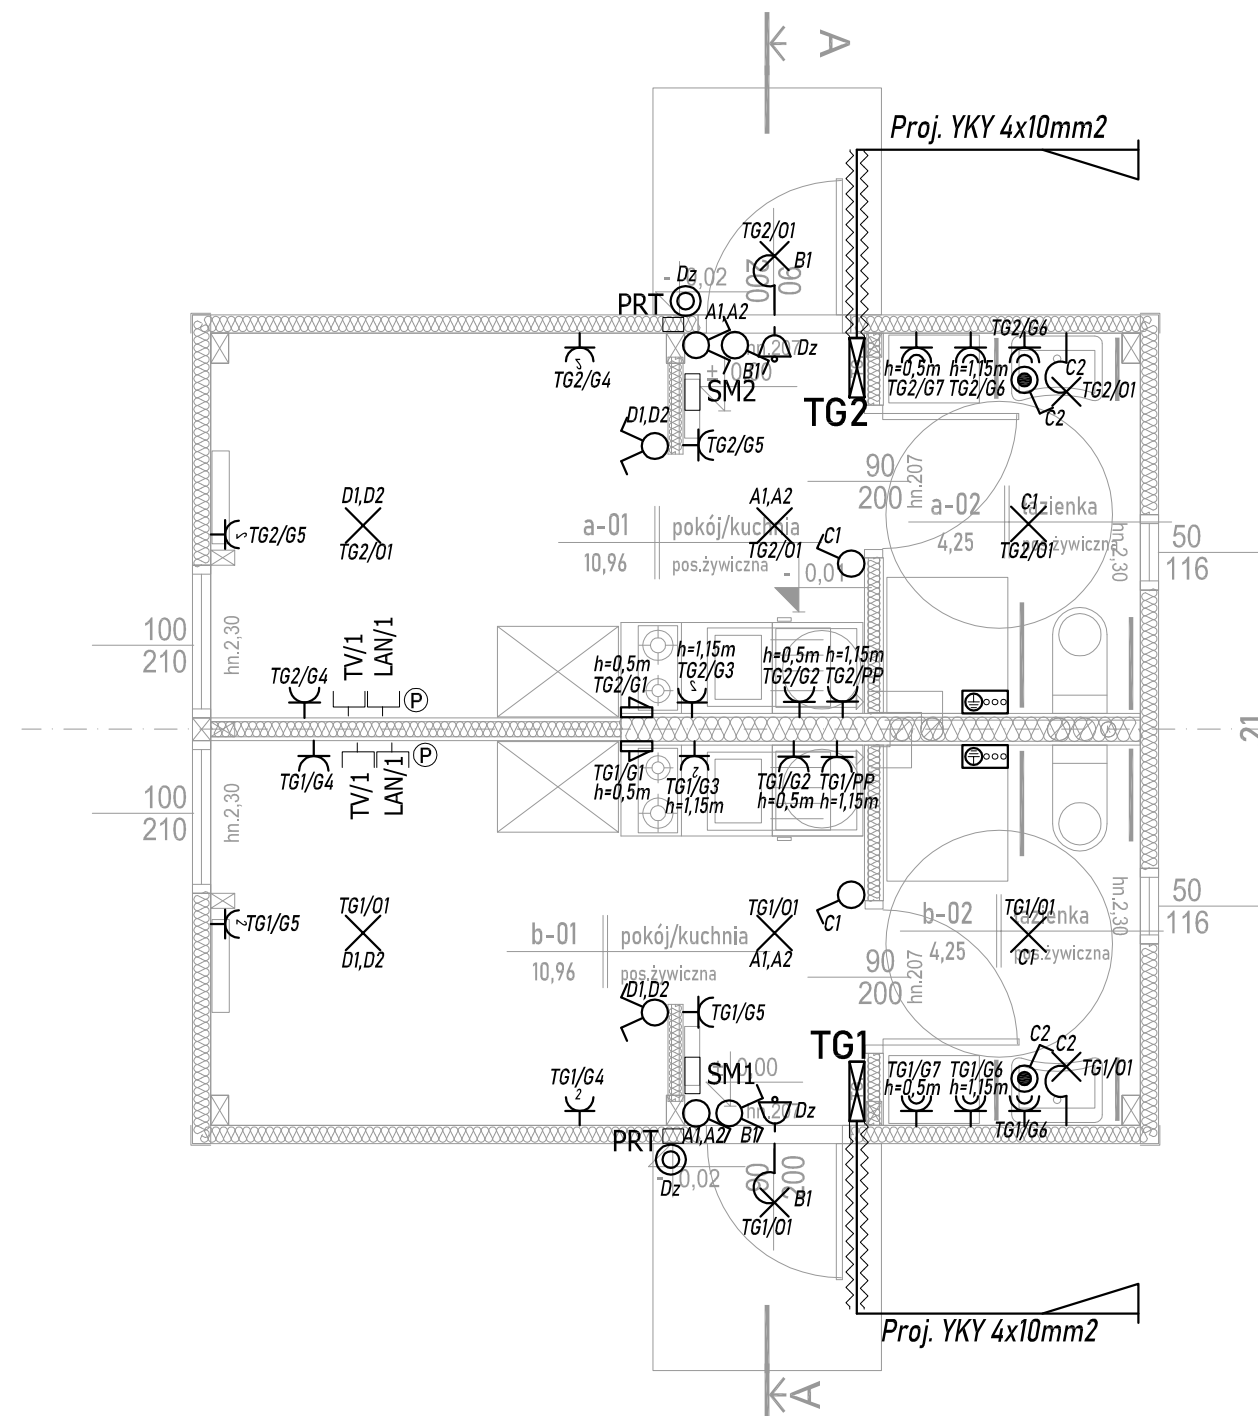

Uwagi inst. ele :
Gniazda i wypusty należy montować na wysokościach:
ogólne - 30cm

w kuchni:

- nadblatowe - 115cm
- do zmywarki i myłenka - 30cm
- do kuchenki i piekarnika - 50cm
- do okapu - 200cm
- wypust do oświetlenia meblowego - 140cm
- gospodarcze na klatkach schodowych - 115cm

w łazience i toalecie:
 - przy umywalce - 140cm
 - do pralki - 110cm
 Wszystkie gniazda podwójne poza gniazdem do piekarnika i okapu.

Trasy okablowania inst. telekomunikacyjnych / multimedialnych skoordynować z trasami inst. sanitarnych i elektrycznych na etapie wykonawstwa.

Legenda:

osprzęt elektroinstalacyjny min IP44

- włącznik pojedynczy

- gniazdo 2P+Z 230V - pojedyncze

osprzęt elektryczny IP20

- łącznik jednobiegunowy

- łącznik świecznikowy

Longitudinal studies

- łącznik szkodowy

- gniazdo ZP+Z 230V - pojedyncze

- gniazdo 2P+Z 230V - podwójne

- przycisk dzwonka

- wypust kahlowy

1. *Introduction*

- wypust oświetleniowy sufitowy

- wypust oświetleniowy ścienny

- *Tablica mieszkaniowa*

- miejscowa szyna wyrównawcza

Usługi Projektowe Anna Kazimierska				70-337 SZCZECIN UL.LEGIONÓW DĄBROWSKIE 16/3				DATA		09.2023			
OBIEKT MAŁY DOM MIESZKALNY NR. " 7 " Święciechów dz. nr 133/11 obręb 0003 gmina Drawno						TREŚĆ RYSUNKU RZUT PARTERU I PIĘTRA							
RODZAJ OPRAC. PROJEKT TECHNICZNY						SKALA 1 : 50 BRANŻA INST. ELE						NR RYSUNKU E.2	
ZESPÓŁ	IMIĘ I NAZWISKO			NR UPRAWN.	PODPIS								
PROJEKTANT	mgr inż. Mariusz Piątkowski			ZAP/0125/PWOE/11									
PROJEKTANT	mgr inż. Paweł Markowski			ZAP/BT/0199/10									
SPRAWDZIŁ													