


PKT
BAZOWY

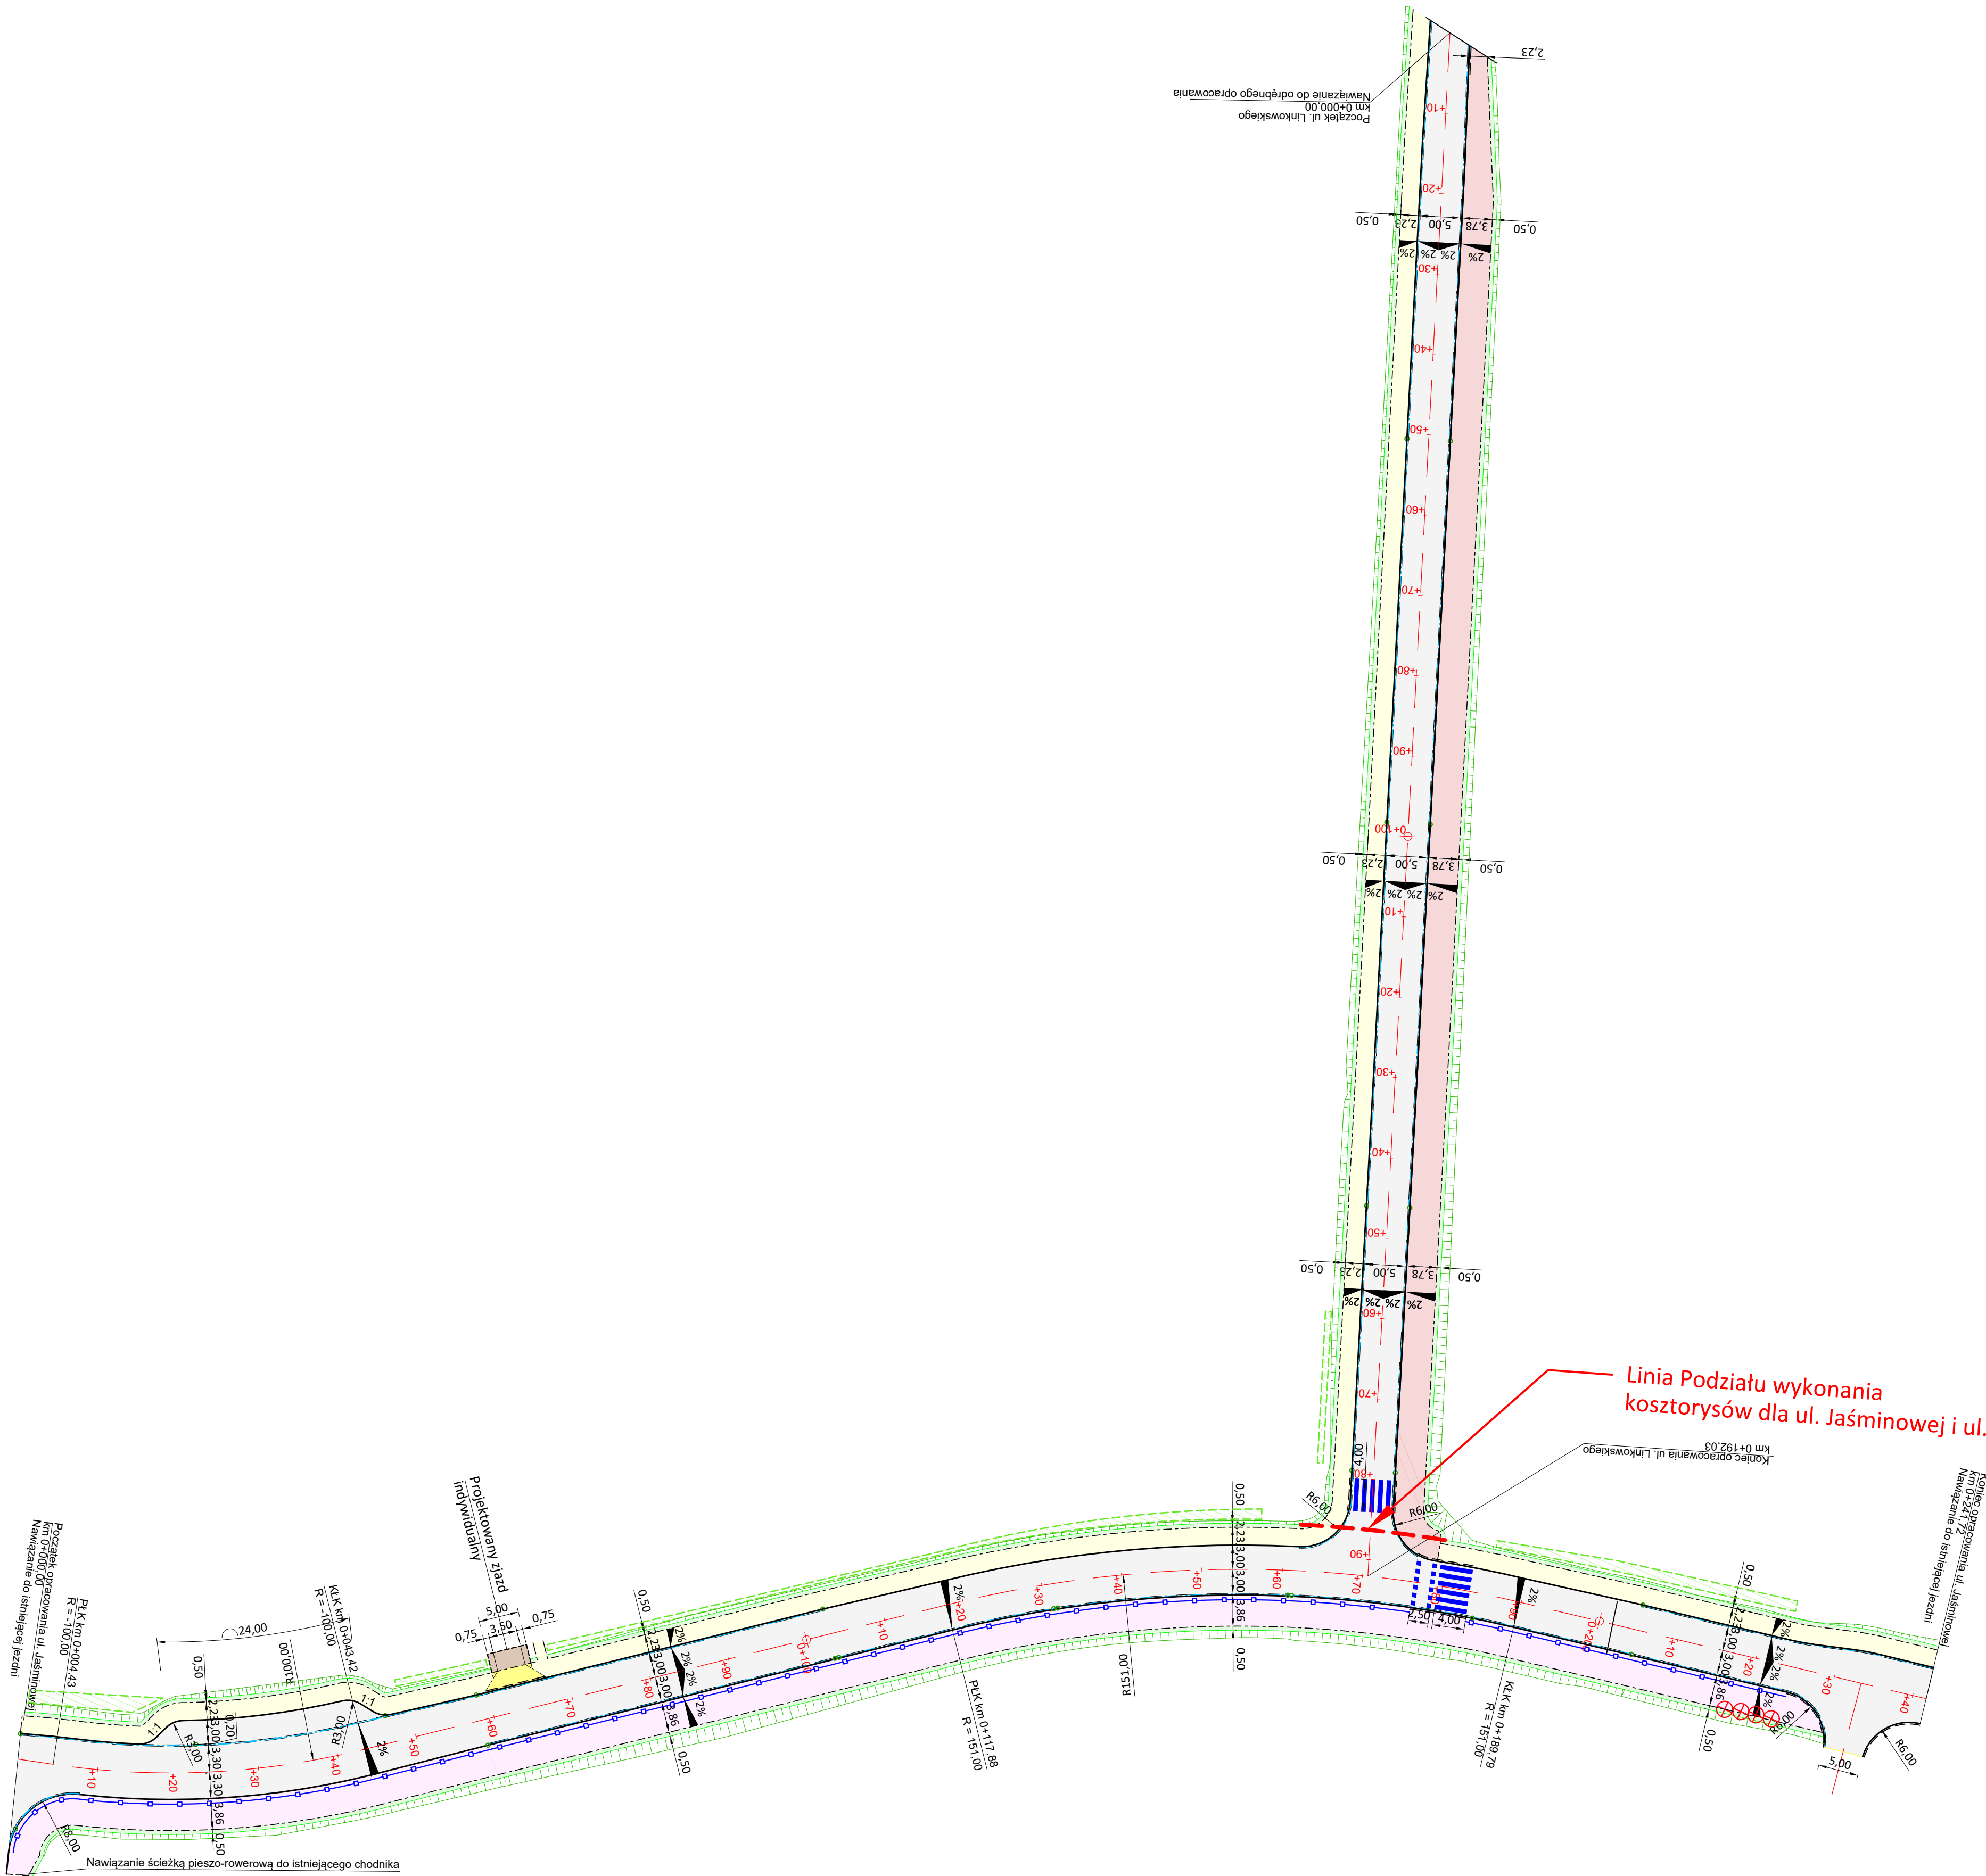

LEGENDA:

- Linia terenu niezbędnego dla obiektów budowlanych, w tym:
Linia rozgraniczająca teren inwestycji
Linia terenu niezbędnego do budowy lub przebudowy innych dróg publicznych
Linia określająca obszar oddziaływania obiektów
- 99/1 Numery działek objętych inwestycją
123 Numery działek podlegających podziałowi
123/1 Numery działek po podziale objętych inwestycją
99/1 Numery działek dla których ustala się obowiązek dokonania przebudowy innych dróg publicznych

LEGENDA: BRANŻA DROGOWA

- Projektowana oś
Projektowany krawężnik betonowy 15x30
Projektowany krawężnik betonowy 15x30 - obniżony
Projektowany opornik betonowy 12x25
Projektowane obrzeże betonowe 8x30
Krawężnik zjazdów
Projektowane ogrodzenie segmentowe U-12a - obniżone
Projektowany ściek przykrawężnikowy z kostki betonowej
Projektowane pobocze
Granice działek
- Projektowana jezdnia bitumiczna
Projektowana ścieżka pieszo-rowerowa o nawierzchni asfaltowej
Projektowana ścieżka pieszo-rowerowa o nawierzchni z kostki betonowej koloru czerwonego "bez fazy"
Projektowane zjazdy o nawierzchni z kostki betonowej
Projektowany chodnik z kostki betonowej
Projektowany chodnik - przejście przez zjazd
Projektowane humusowanie i obsianie traw
Projektowane nasadzenia kompensacyjne - krzewy
Drzewa przeznaczone do wycinki

Jednostka projektowa:

KFG S. K.
Biurowo Projektów Drogowych
ul. Ułgory 63/7, 61-623 Poznań
tel. (61) 661-92-00 fax: (61) 661-92-00
biuro@kfgsk.pl, www.kfgsk.pl

Zamawiający:

Gmina Suchy Las
ul. Szkolna 13
62-402 Suchy Las

Stadium:

PROJEKT ZAGOSPODAROWANIA TERENU

Zamierzenie budowlane:

Budowa dróg gminnych ul. Jaśminowej, ul. Linkowskiego w miejscowości Suchy Las

Branża:

OPRACOWANIE WIELOBRANŻOWE

Nazwa opracowania:

PLAN ZAGOSPODAROWANIA TERENU

SKALA 1:500

ZESPÓŁ PROJEKTOWY			
funkcja	imię i nazwisko	specjalność i nr uprawnień	podpis
PROJEKTANT	mgr inż. Filip GRZELAK	w spec. drogowej bez ogr. WKP/0269/POOD/10	
SPRAWDZAJĄCY	mgr inż. Gniewomir DZIADEK	w spec. drogowej bez ogr. WKP/0091/POOD/12	11.2024 r.
PROJEKTANT	mgr inż. Artur KREMPA	w spec. elektr. bez ogr. WKP/0453/PWOE/18	
SPRAWDZAJĄCY	mgr inż. Jan PANKIEWICZ	spec. inst. elektr. bez ogr. W167/85/PW	11.2024 r.
PROJEKTANT	mgr inż. Piotr TOKARCZYK	w spec. sanitarnej bez ogr. DOŚ/0091/PBS/22	
SPRAWDZAJĄCY	mgr inż. Rodyk ŚWIERCZOK	w spec. sanitarnej bez ogr. 595/01/DUW	11.2024 r.

data	nr projektu	nr rys.	faza	lom
11.2024	2022071	2	PZT	I