


## TABLICA TG

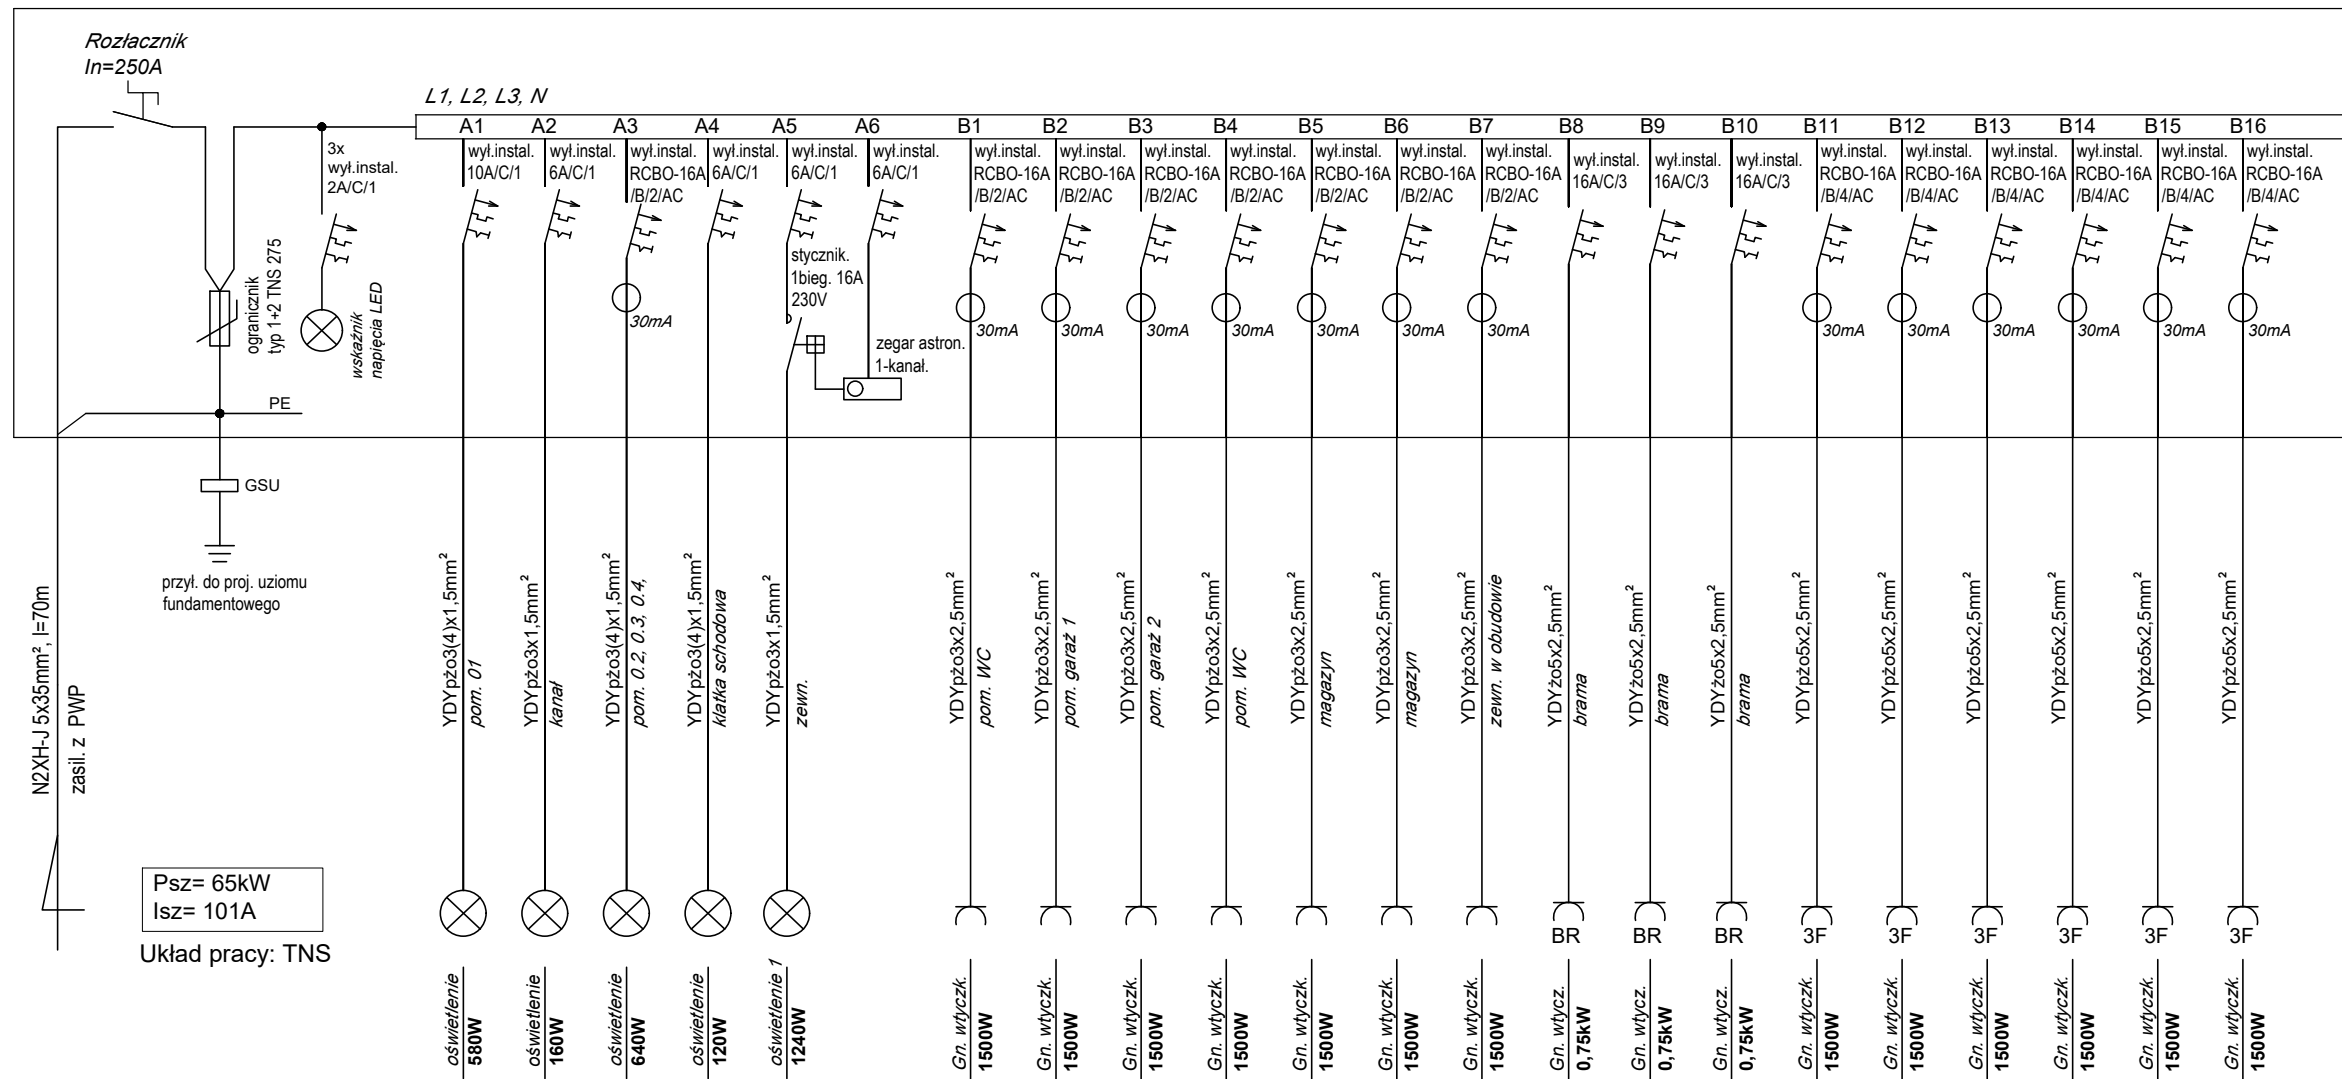

KLASA ODPORNOŚCI OGNIOWEJ PRZEWODÓW I KABLI: Eca.

<div>PHU Joanna Konopka</div>			
37-403 Jastkowice		tel kom: 663 644 474	
ul. Walowa 9		e-mail: phujoannakonopka@gmail.com	
Opis: ROZBUDOWA, NADBUDOWA I PRZEBUDOWA BUDYNKU MAGAZYNOWEGO O CZĘŚĆ MAGAZYNOWO-GARAŻOWĄ, BUDOWA WIEŻY ĆWICZEBNEJ WRAZ Z FUNDAMENTAMI, BUDOWA INSTALACJI ZEWNĘTRZNEJ ENERGETYCZNEJ, WODNEJ, KANALIZACJI DESZCZOWEJ I SANITARNEJ PROJEKT INSTALACJI ELEKTRYCZNYCH			
Adres: JEDN. EWID. 181801_1 STALOWA WOLA OBREB: 0003 - CENTRUM DZIAŁKA NR 741/1			
Inwestor: KOMENDANT POWIATOWEJ PSP W STALOWEJ WOLI AL. JANA PAWŁA II 37-450 STALOWA WOLA			
Funkcja	Imię Nazwisko	Nr i specjalność uprawnień	Podpis
PROJEKTOWAŁ	mgr inż. MARIUSZ ROLEK	PKD/0074/POOE/05 instalacje elektryczne	
SPRAWDZIŁ	mgr inż. MAREK WATRAS	PKD/0240/POOE/12 instalacje elektryczne	
Branża: ELEKTRYCZNA		Faza projektu: PROJEKT TECHNICZNY	
Skala: 1:100		Data projektu: 09.2025	
Nazwa rysunku TABLICA TG cz. 1			
Projekt nr:	Format rys:		Rys. nr:
	A3		14
Zastrzegam wszelkie prawa wynikające z Ustawy o prawie autorskim. Rysunek niniejszy nie może być w całości lub w części przysyłany, używany lub oddawany komukolwiek, bez pisemnej zgody firmy PHU JOANNA KONOPKA w Jastkowicach			