


TABLICA TG cd

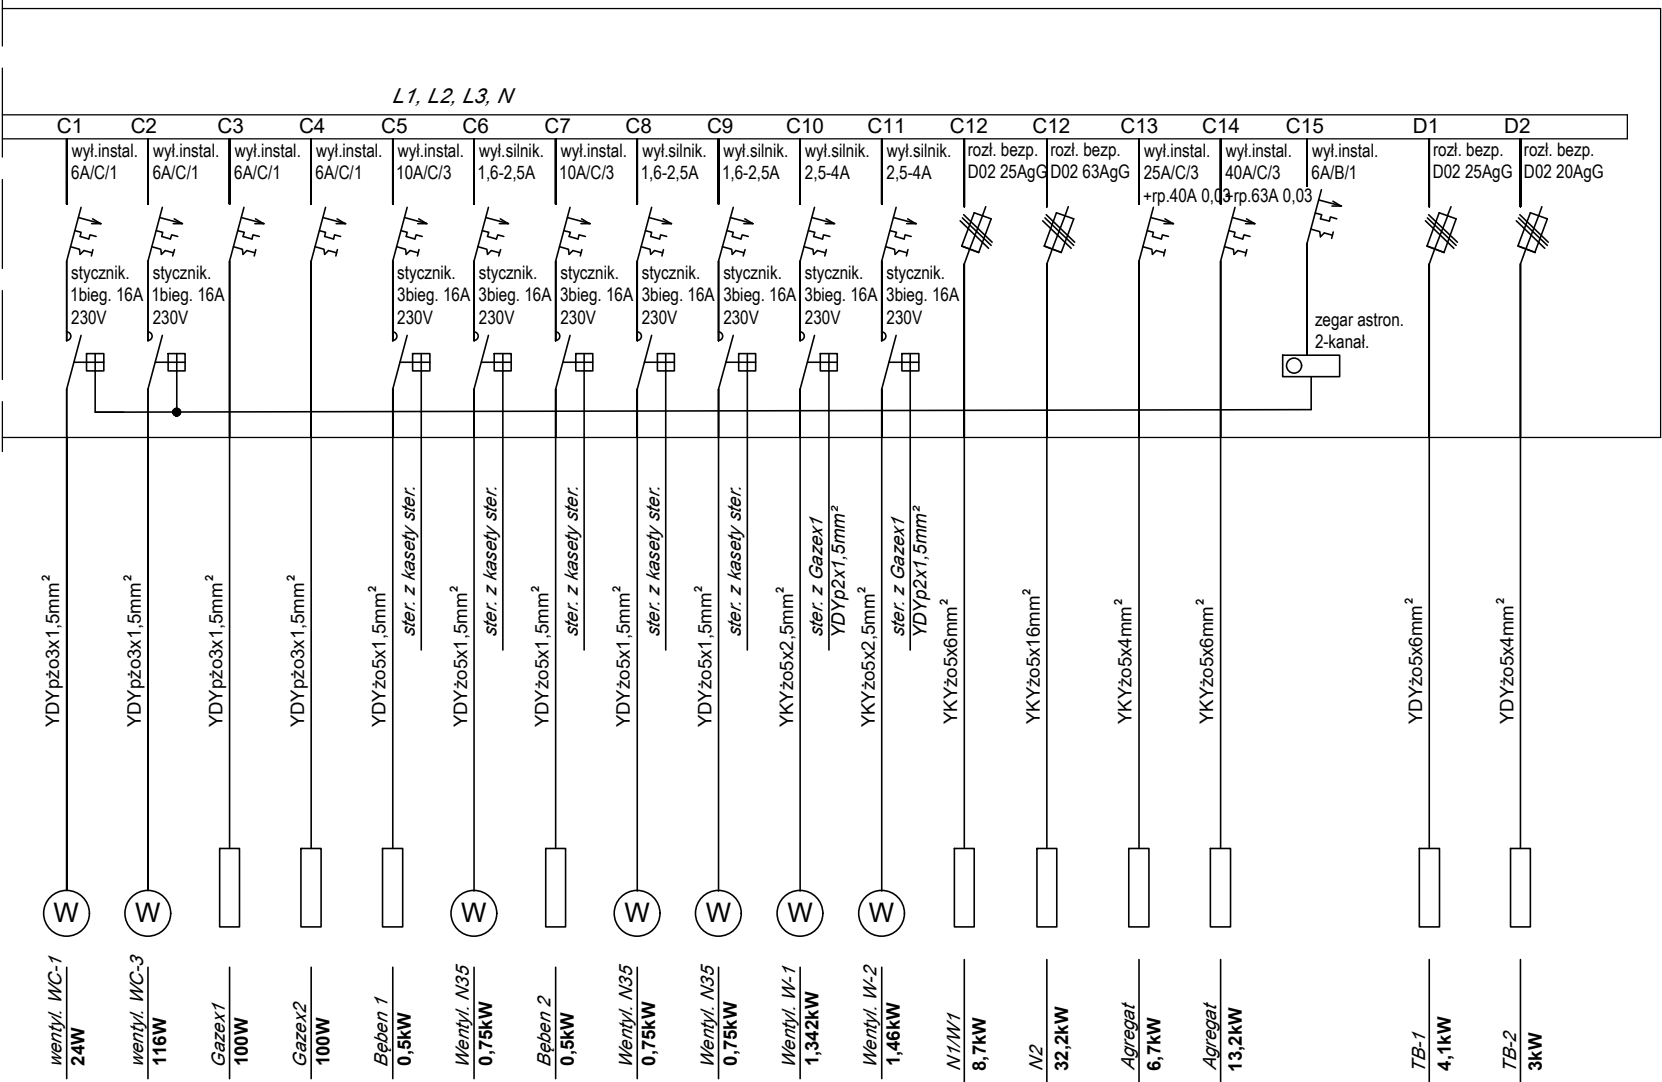

KLASA ODPORNOŚCI OGNIOWEJ PRZEWODÓW I KABLI: Eca.

PHU Joanna Konopka

37-403 Jastkowice
ul. Wałowa 9

tel kom: 663 644 474
e-mail: phujoannakonopka@gmail.com

Obiekt:
ROZBUDOWA, NADBUDOWA I PRZEBUDOWA BUDYNKU MAGAZYNOWEGO
O CZĘŚĆ MAGAZYNOWO-GARAŻOWĄ, BUDOWA WIEŻY ĆWICZEBNEJ
WRAZ Z FUNDAMENTAMI, BUDOWA INSTALACJI ZEWNĘTRZNEJ
ENERGETYCZNEJ, WODNEJ, KANALIZACJI DESZCZOWEJ I SANITARNEJ
PROJEKT INSTALACJI ELEKTRYCZNYCH

Adres:
JEDN. EWID. 181801_1 STAŁOWA WOLA
OBRĘB: 0003 - CENTRUM
DZIAŁKA NR 741/1

Inwestor:
KOMENDANT POWIATOWEJ PSP W STAŁOWEJ WOLI
AL. JANA PAWŁA II
37-450 STAŁOWA WOLA

Funkcja	Imię Nazwisko	Nr i specjalność uprawnień	Podpis
PROJEKTOWAŁ	mgr inż. MARIUSZ ROLEK	PDK/0074/POOE/05 instalacje elektryczne	
SPRAWDZIŁ	mgr inż. MAREK WATRAS	PDK/0240/POOE/12 instalacje elektryczne	

Branża:
ELEKTRYCZNA

Faza projektu:
PROJEKT TECHNICZNY

Skala:
1:100

Data projektu:
09.2025

Nazwa rysunku
TABLICA TG cz. 2

Projekt nr:	Format rys: A3	Rys. nr: 15
-------------	-------------------	----------------

Zastrzega się wszelkie prawa wynikające z Ustawy o prawie autorskim. Rysunek niniejszy nie może być w całości lub w części przerysowany, uzupełniony lub odstępiony komunikówek, bez pisemnej zgody firmy PHU JOANNA KONOPKA w Jastkowicach